


경기도미술관 2022 수장고 증2층 조성 공사 설계 용역

2022. 08.

(재)경기문화재단 경기도미술관

10295(중2층외경)

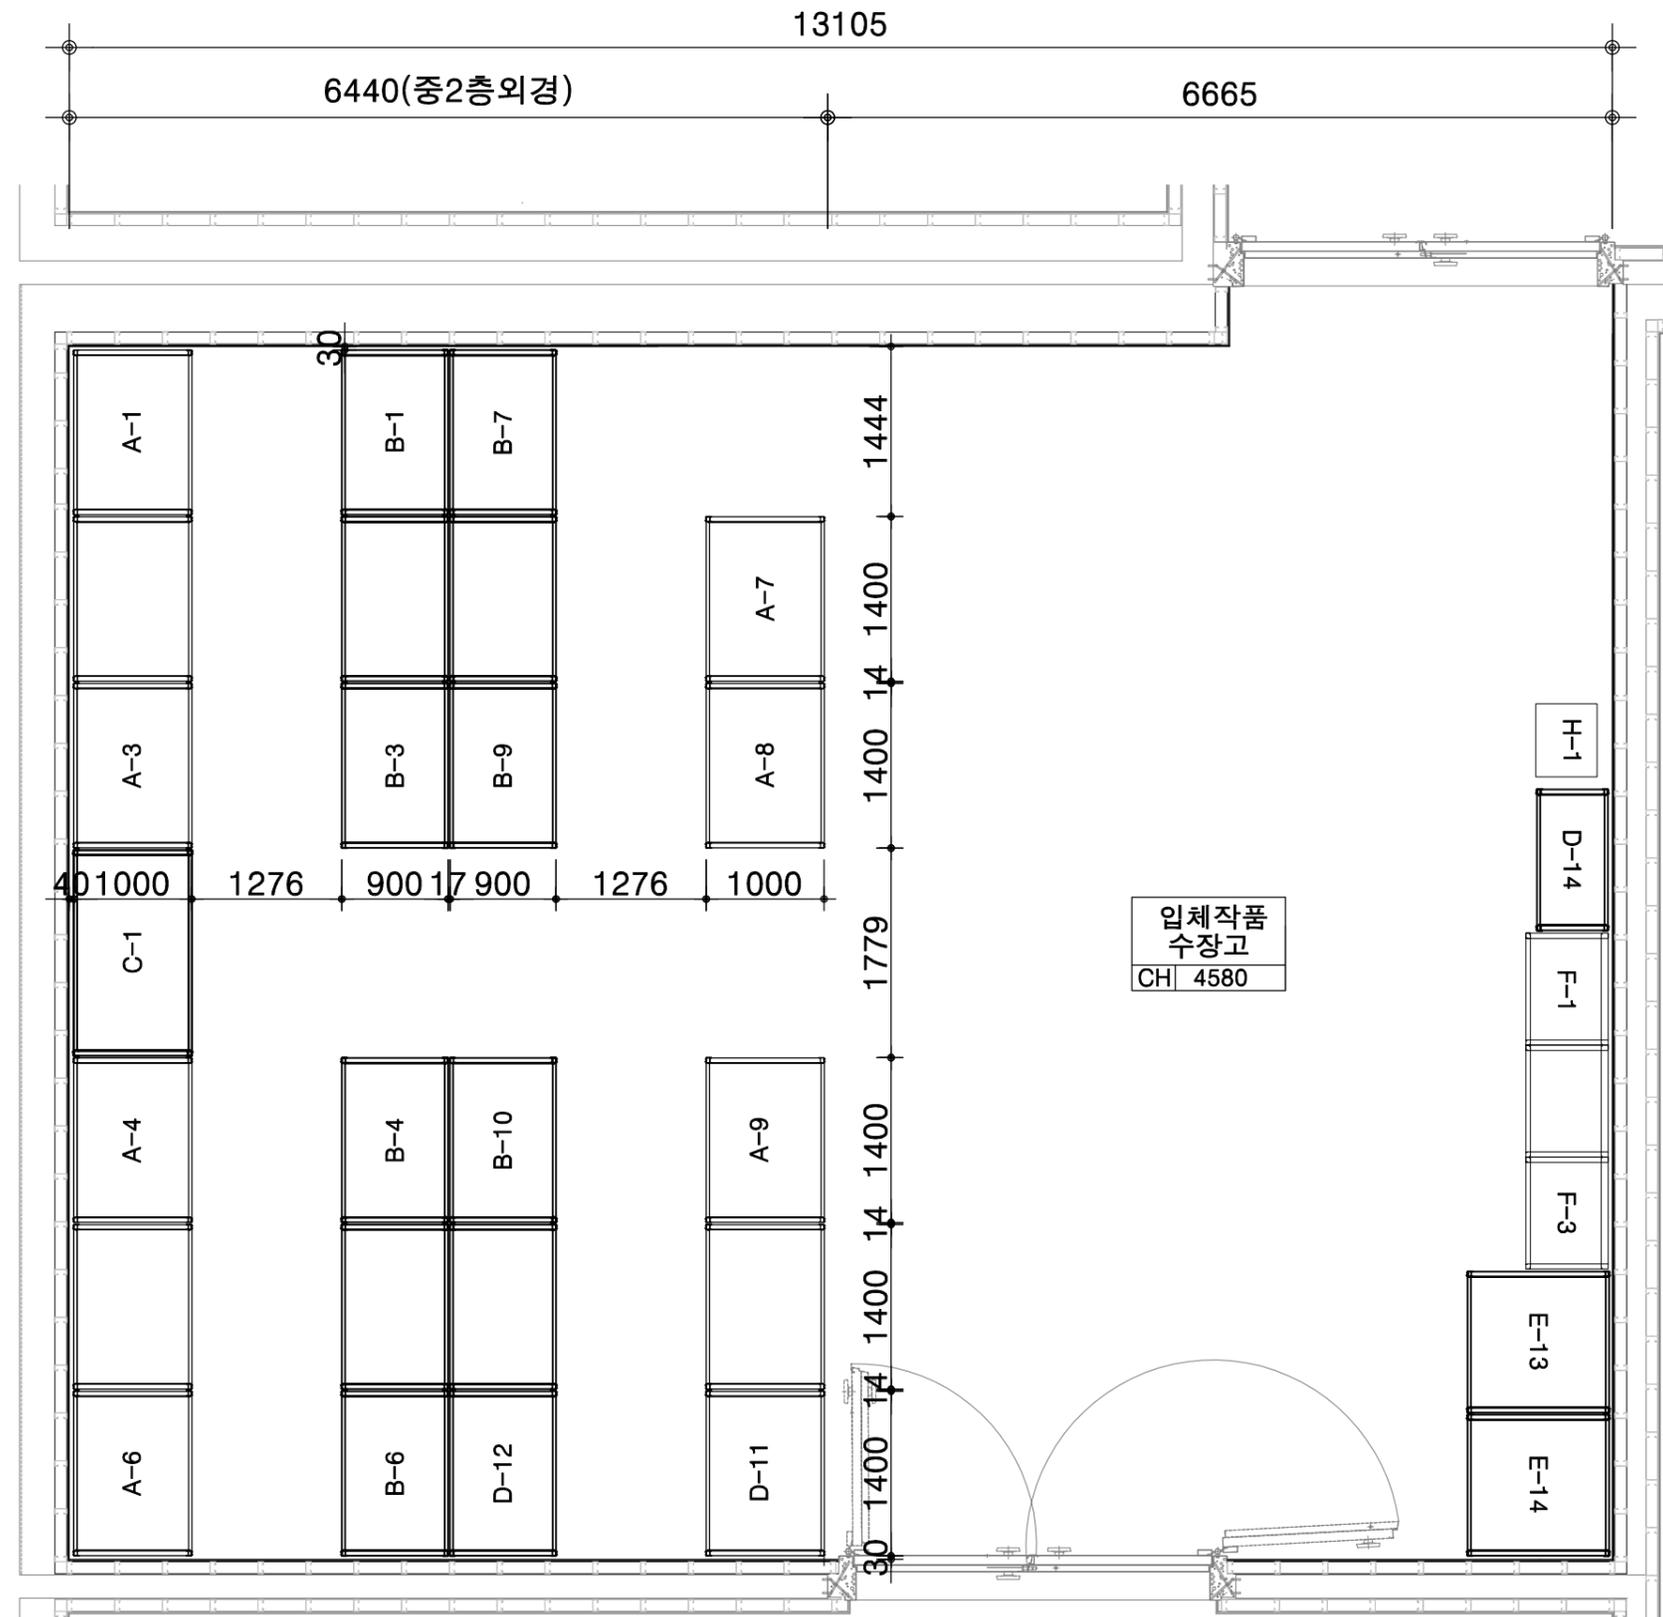

1 중1층 구조용 수장대 배치도
SCALE : 1/60

| 구분 | 명칭 | 규격 | 수량 | 비고 | 구분 | 명칭 | 규격 | 수량 | 비고 |
|----|---------|----------------|----|------|----|---------|---------------|----|--------|
| A | 구조용 수장대 | 1400*1000*2150 | 11 | 신규설치 | F | 서랍식 수장대 | 1950*700*1950 | 3 | 구규이전설치 |
| B | 구조용 수장대 | 1400*900*2150 | 12 | 신규설치 | G | 책상 수장대 | 2450*1220*860 | 1 | 구규이전설치 |
| C | 구조용 수장대 | 1750*1000*2150 | 1 | 신규설치 | H | 제습기 | 620*520*1100 | 1 | 구규이전설치 |


| | |
|--------------------|--------------|
| 설계 DESIGNED BY. | Myungrae Lee |
| 검토 CHECKED BY. | |
| 답답 DRAWN BY. | |
| 승인 APPROVED BY. | |

도면명 DRAWING TITLE
중1층 구조용 수장대 배치도

Studio JM Architects
스튜디오 제이엠 건축사사무소
www.sjma1996.com

경기도 안산시 단원구 고잔로 112, 410호
(고잔동, 신공프라자)
TEL : (031) 482-8835 | FAX: (031) 482-8834

| | |
|------------|------------------|
| 축척 SCALE | 도면번호 DRAWING NO. |
| A3: 1 / 60 | A - 001 |
| 날짜 DATE | 일련번호 SHEET NO. |
| 2022. 08. | 001 |

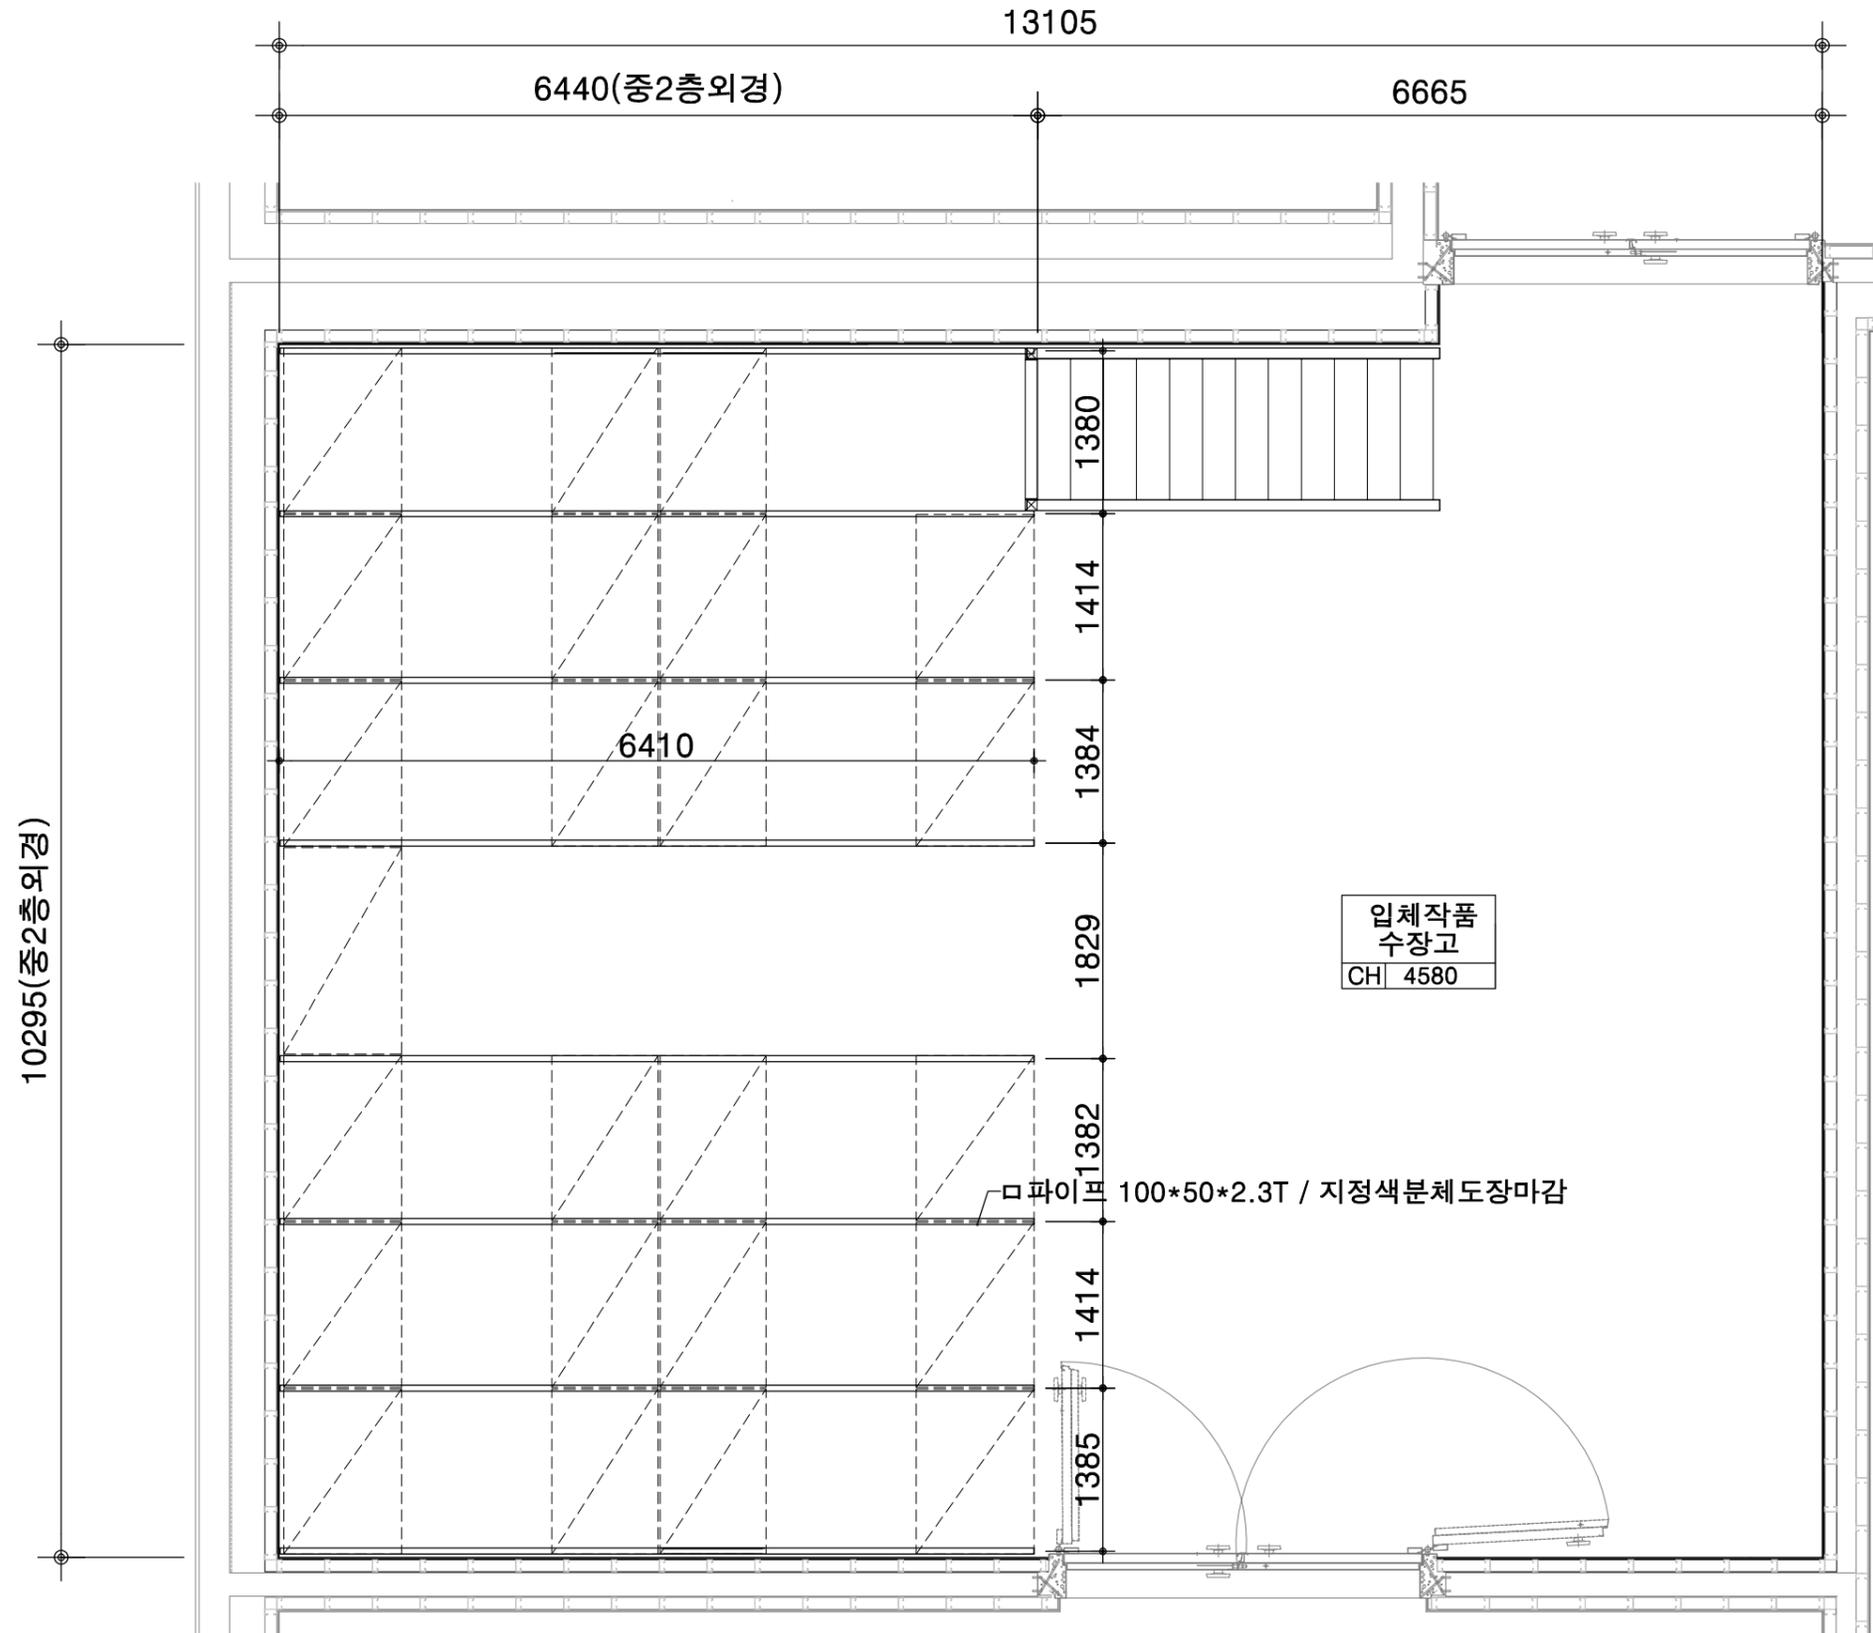

하부각파이프 배치도

SCALE : 1/60


| | |
|---------------------|--------------|
| 설 계 DESIGNED BY. | Myungrae Lee |
| 검 토 CHECKED BY. | |
| 담 당 DRAWN BY. | |
| 승 인 APPROVED BY. | |

도면명 DRAWING TITLE
하부각파이프 배치도

Studio JM Architects
스튜디오 제이엠 건축사사무소
www.sjma1996.com

경기도 안산시 단원구 고잔로 112, 410호
(고잔동, 신공프라자)
TEL : (031) 482-8835 | FAX: (031) 482-8834

| | |
|--------------|---------------------|
| 축 크 SCALE | 도면번호 DRAWING NO. |
| A3: 1 / 60 | A - 002 |
| 날 짜 DATE | 일련번호 SHEET NO. |
| 2022. 08. | 002 |

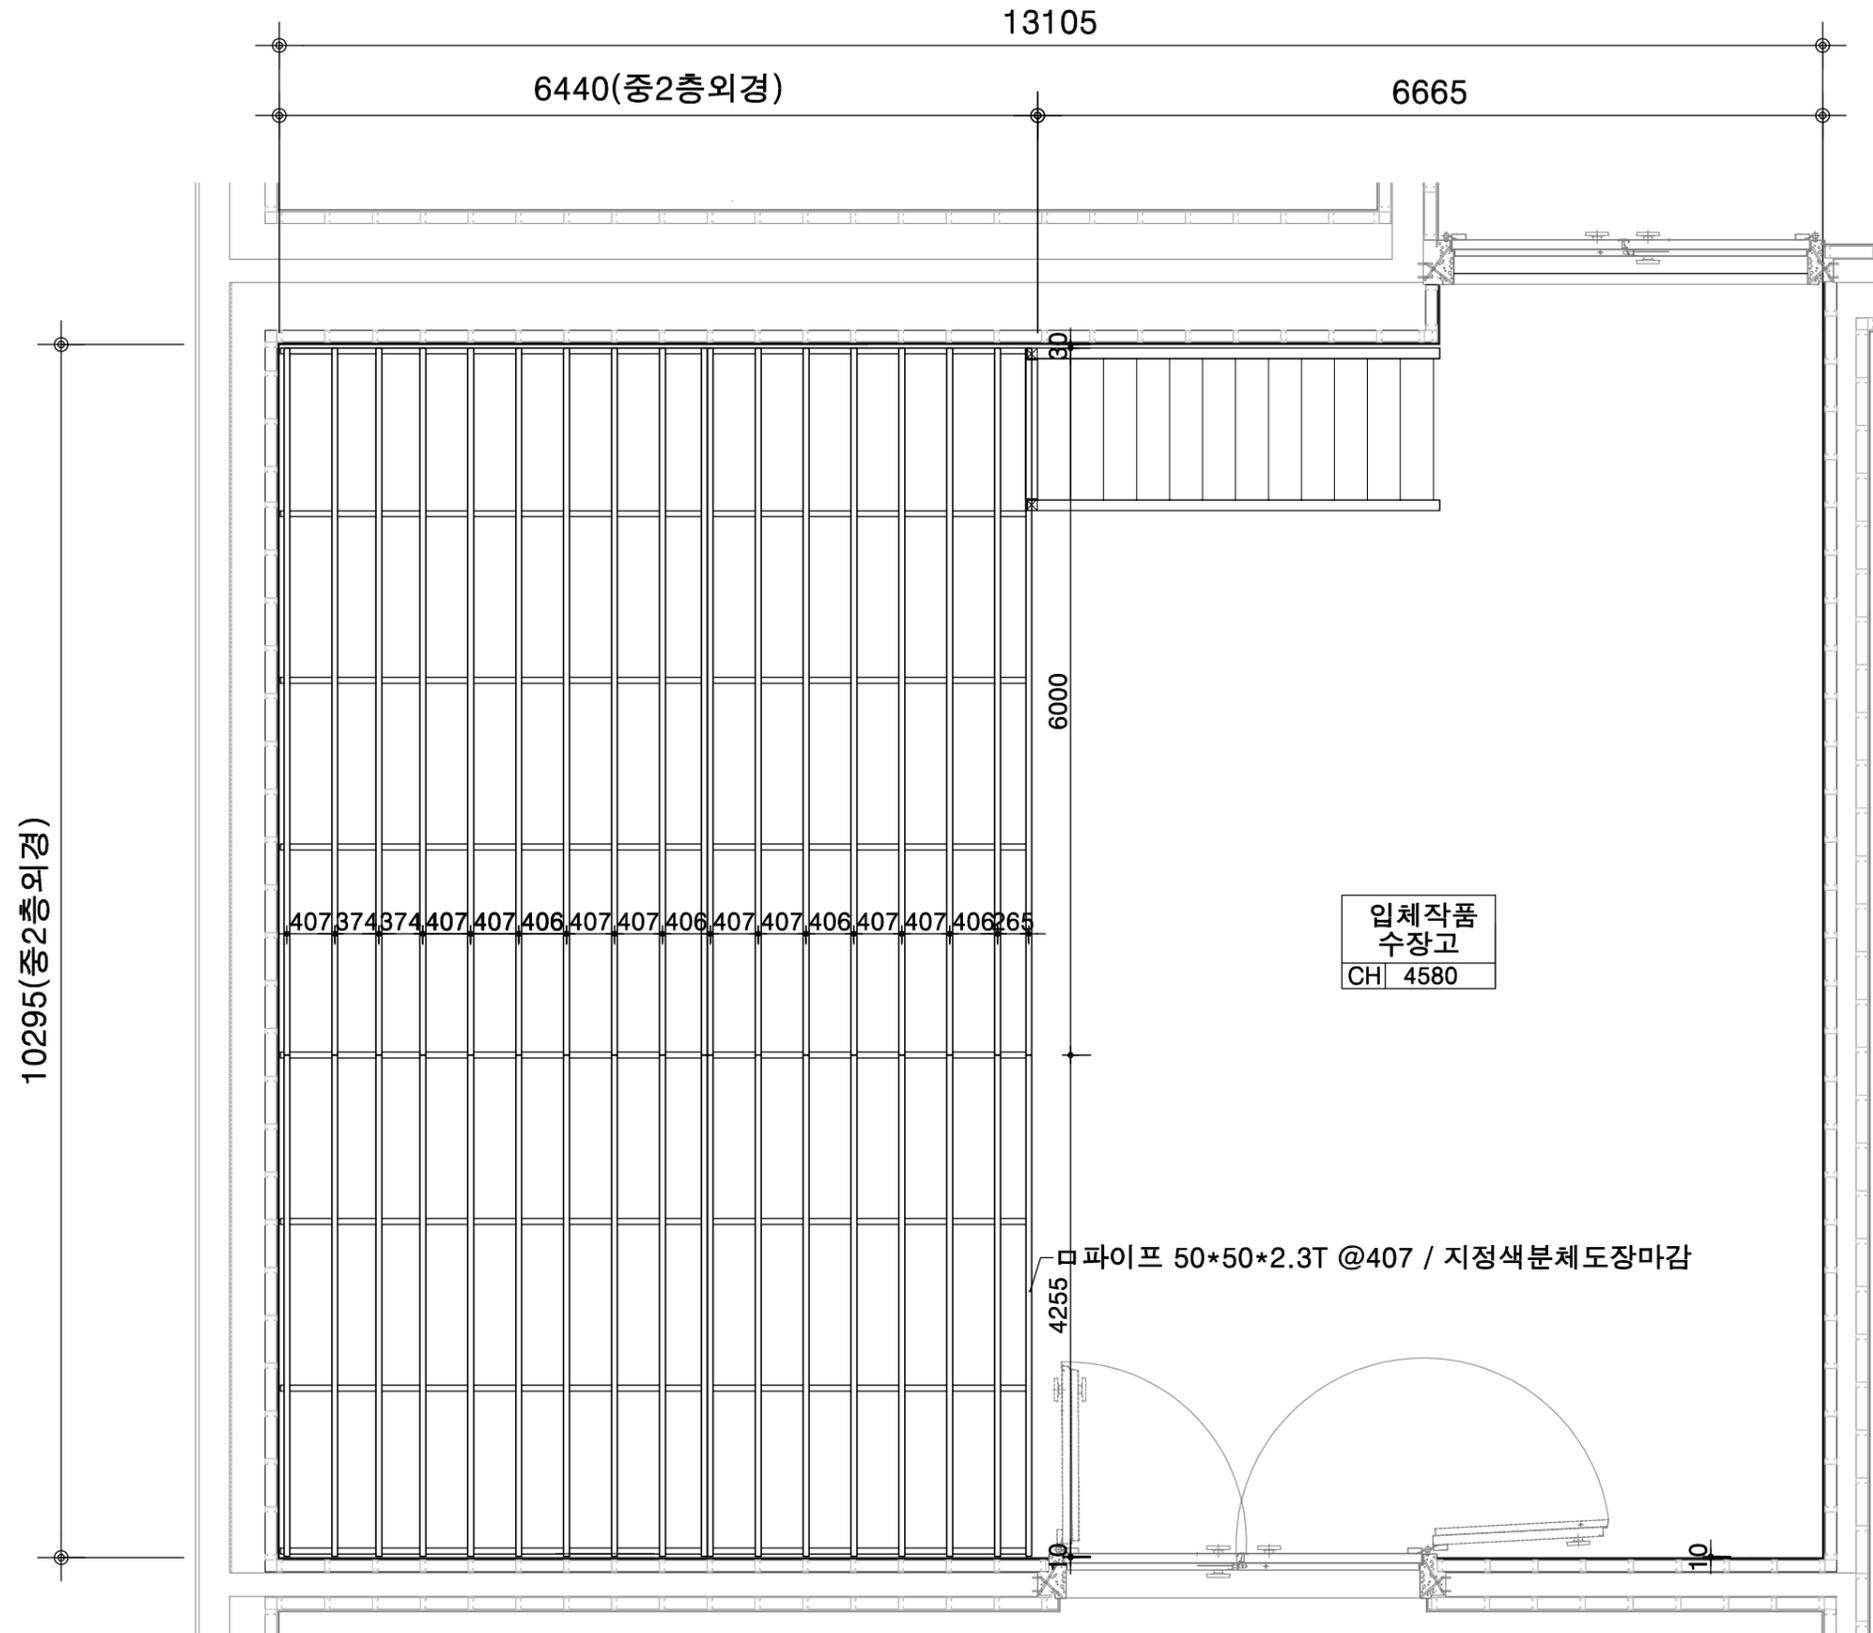

상부각파이프 배치도

SCALE : 1/60


| | |
|---------------------|--------------|
| 설 계 DESIGNED BY. | Myungrae Lee |
| 검 토 CHECKED BY. | |
| 담 당 DRAWN BY. | |
| 승 인 APPROVED BY. | |

| | |
|------------------------|------------|
| 도 면 명 DRAWING TITLE | 상부각파이프 배치도 |
|------------------------|------------|

Studio JM Architects
 스튜디오 제이엠 건축사사무소
 www.sjma1996.com

경기도 안산시 단원구 고잔로 112, 410호
 (고잔동, 신광프라자)
 TEL : (031) 482-8835 | FAX: (031) 482-8834

| | |
|--------------|---------------------|
| 속 력 SCALE | 도면번호 DRAWING NO. |
| A3: 1 / 60 | A - 003 |
| 날 짜 DATE | 일련번호 SHEET NO. |
| 2022. 08. | 003 |

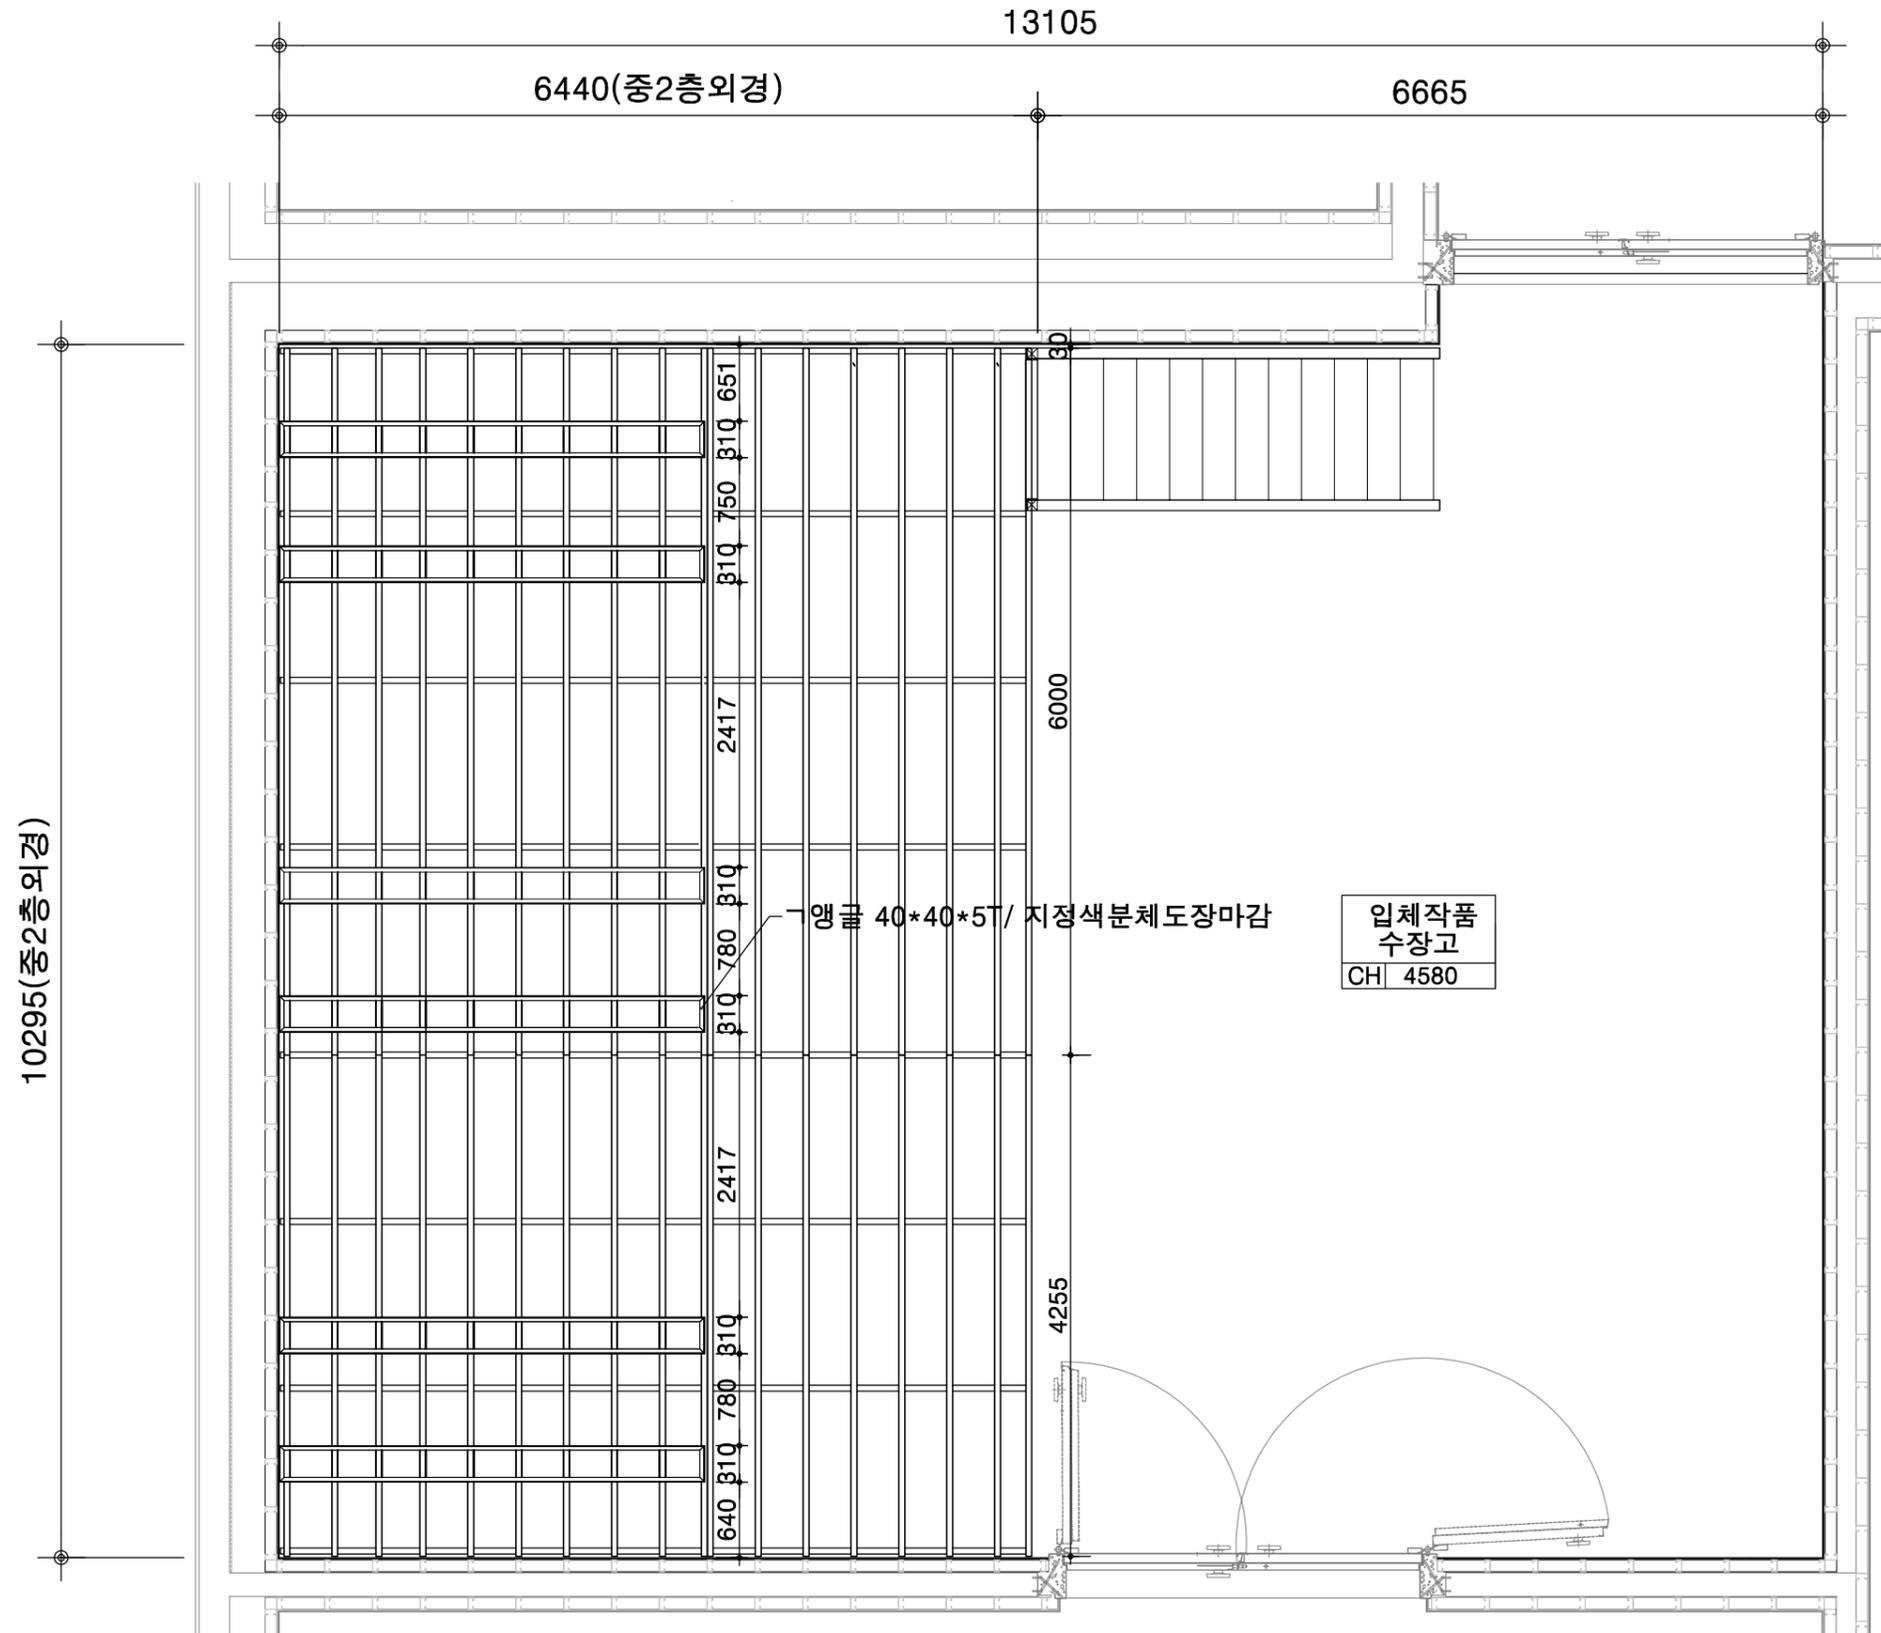

1 그레이팅 앵글 배치도 - 1
SCALE : 1/60


| | |
|------------------|-------------|
| 설 계 DESIGNED BY. | Myungra Lee |
| 검 토 CHECKED BY. | |
| 담 당 DRAWN BY. | |
| 승 인 APPROVED BY. | |

도면명 DRAWING TITLE
그레이팅 앵글 배치도 - 1

Studio JM Architects
스튜디오 제이엠 건축사사무소
www.sjma1996.com

경기도 안산시 단원구 고잔로 112, 410호
(고잔동, 신광프라자)
TEL : (031) 482-8835 | FAX: (031) 482-8834

| | |
|------------|------------------|
| 축 크 SCALE | 도면번호 DRAWING NO. |
| A3: 1 / 60 | A - 004 |
| 날 짜 DATE | 일련번호 SHEET NO. |
| 2022. 08. | 004 |

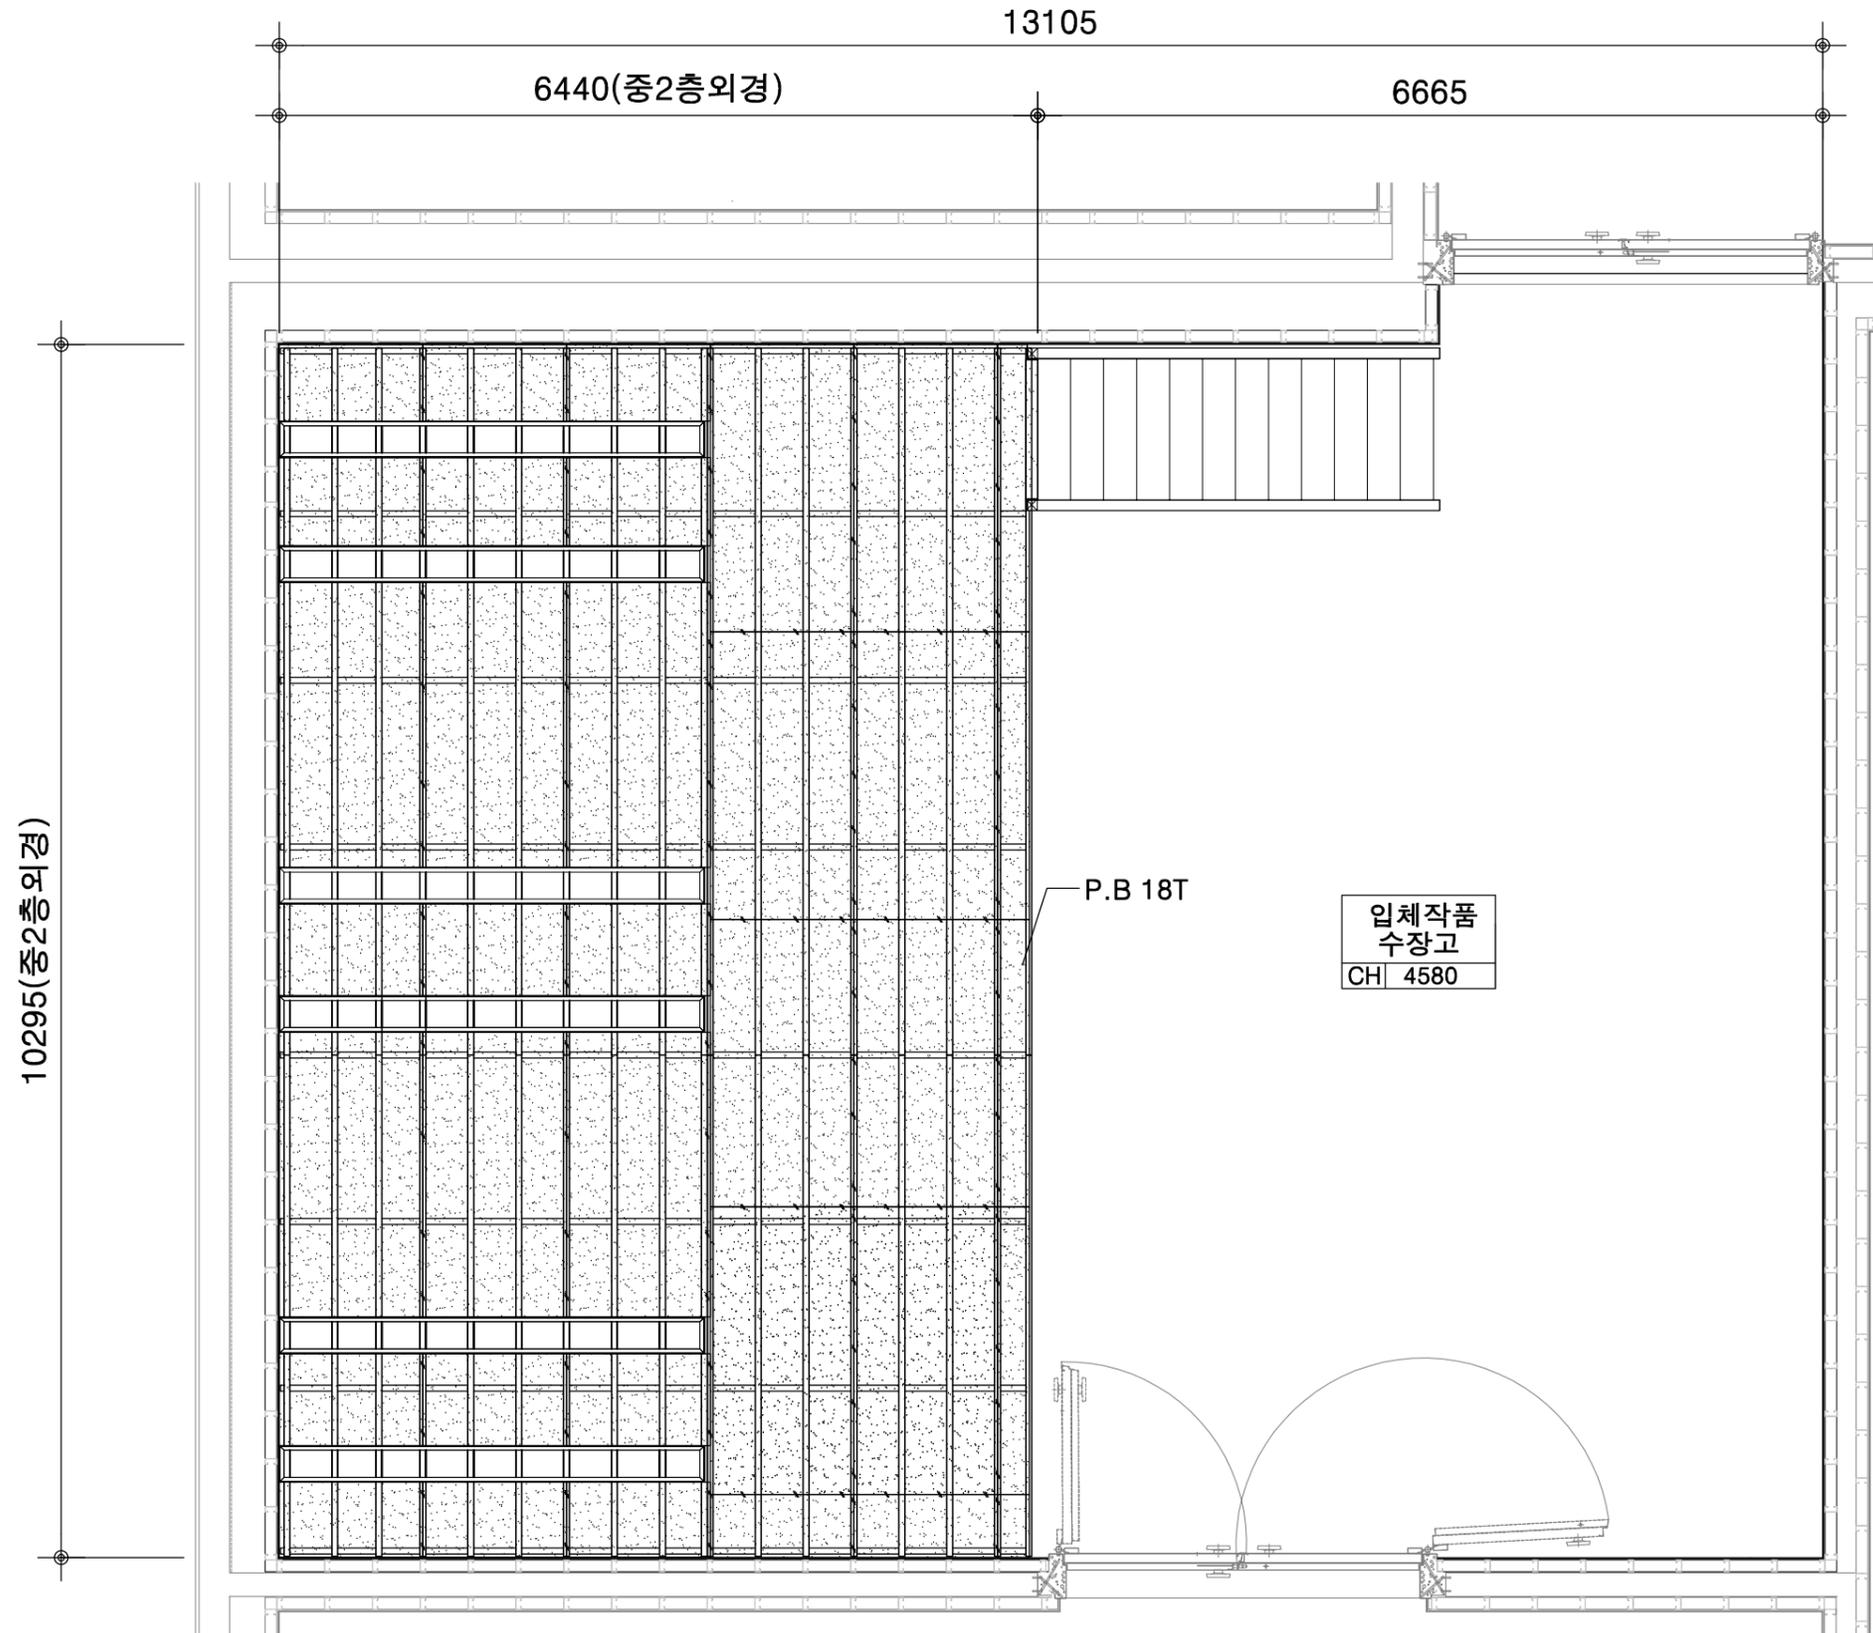

| | |
|---------------------|---------------------|
| 설 계 DESIGNED BY. | <i>Myungrae Lee</i> |
| 검 토 CHECKED BY. | |
| 담 당 DRAWN BY. | |
| 승 인 APPROVED BY. | |

도면명 DRAWING TITLE
그레이팅 앵글 배치도 - 2

Studio JM Architects
스튜디오 제이엠 건축사사무소
www.sjma1996.com

경기도 안산시 단원구 고잔로 112, 410호
(고잔동, 신공프라자)
TEL : (031) 482-8835 | FAX: (031) 482-8834

| | |
|--------------|---------------------|
| 축 크 SCALE | 도면번호 DRAWING NO. |
| A3: 1 / 60 | A - 005 |
| 날 짜 DATE | 일련번호 SHEET NO. |
| 2022. 08. | 005 |


1 그레이팅 앵글 배치도 - 2
SCALE : 1/60

공사명 PROJECT TITLE

경기도미술관 수장고
중2층 조성 공사

주기사항 NOTE

10295(중2층외경)

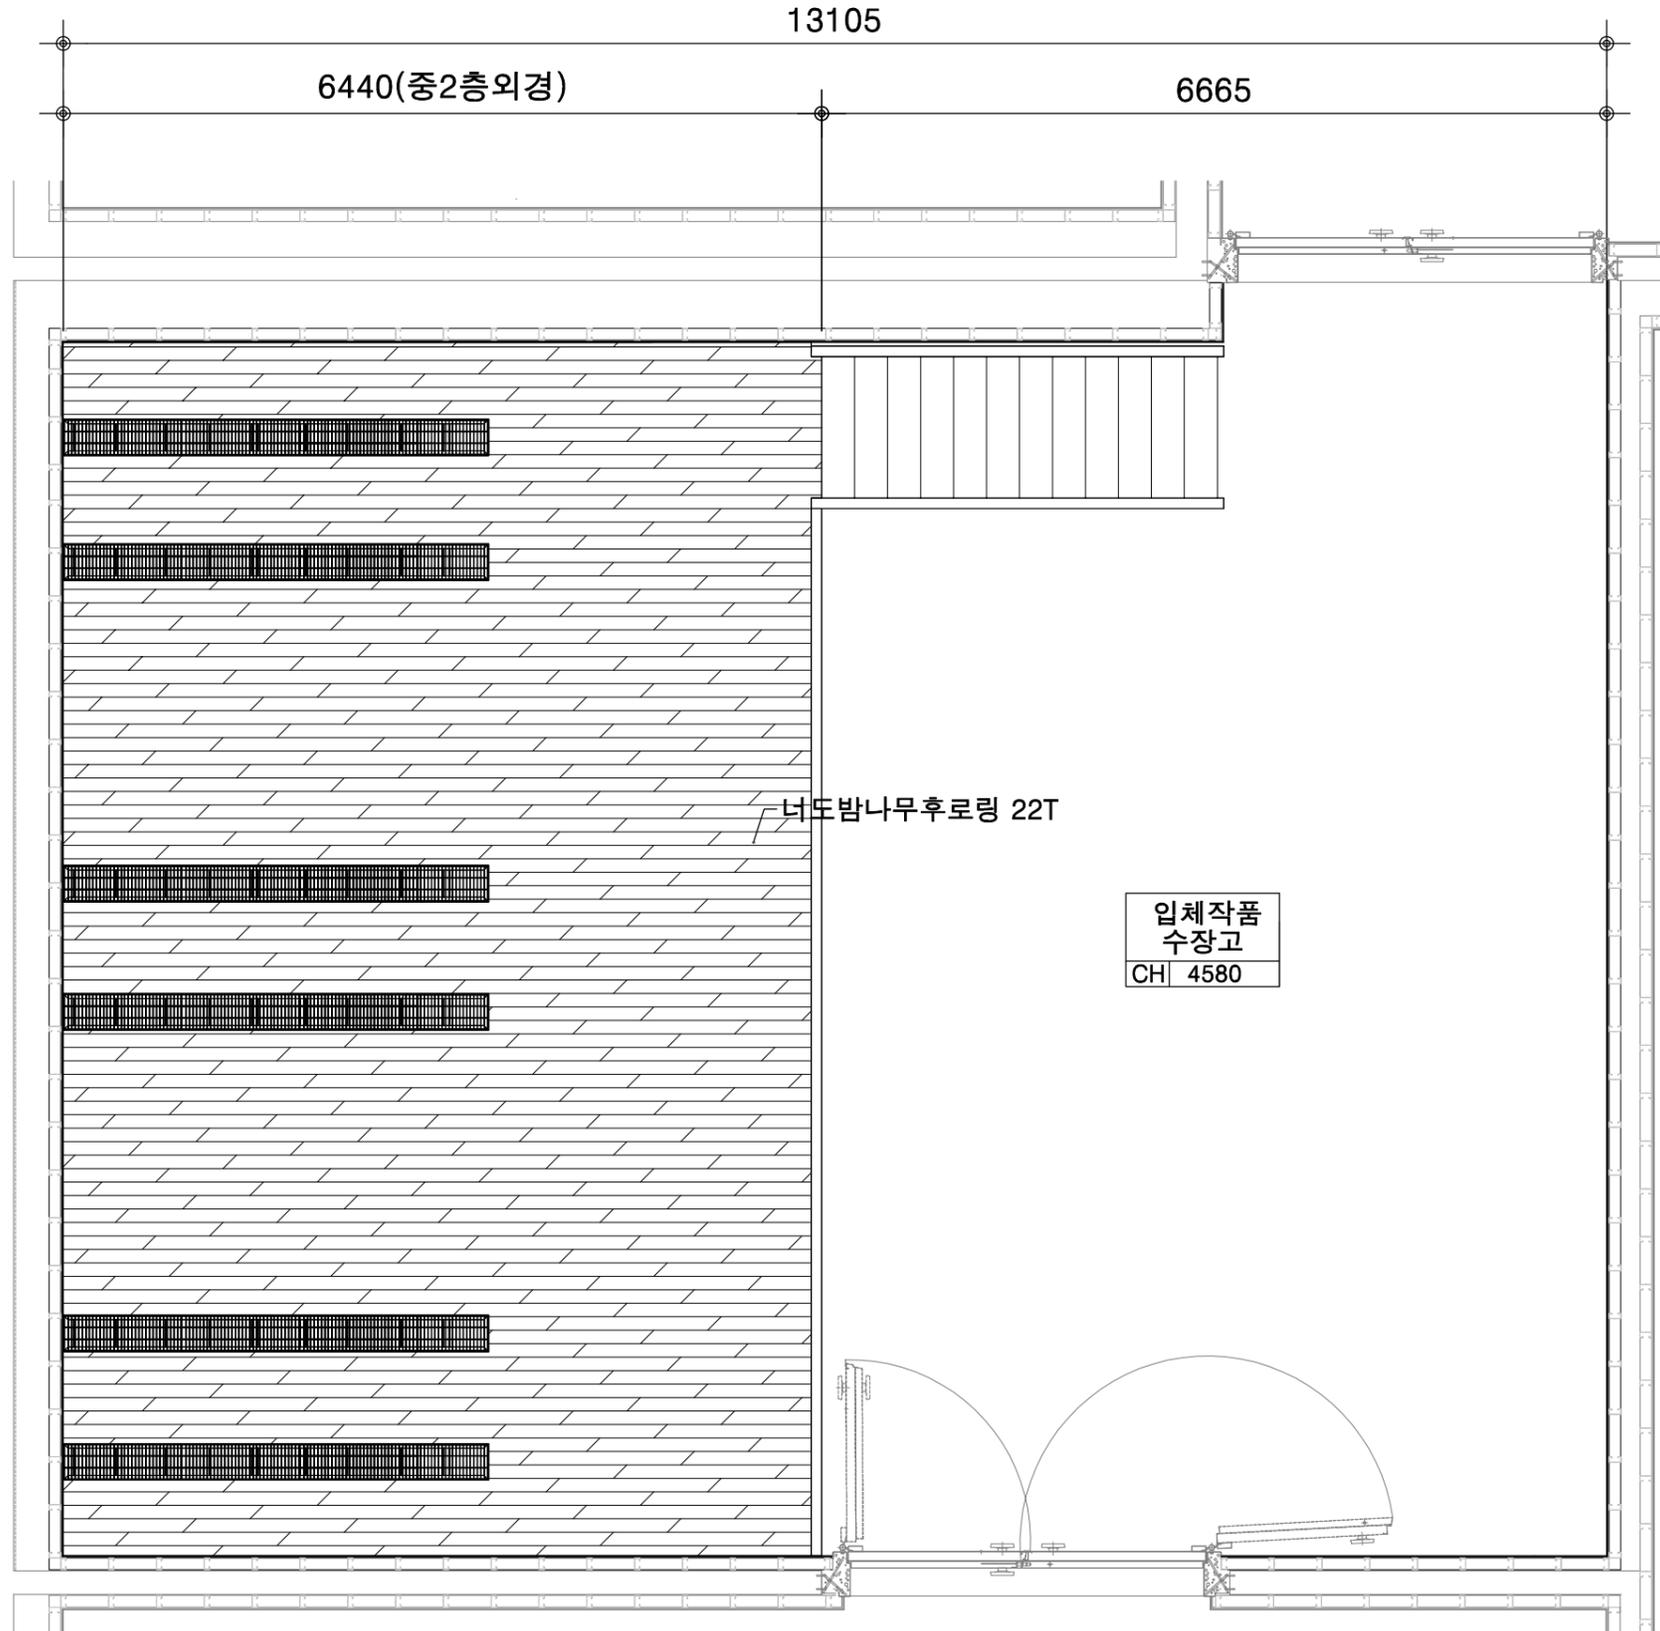

너도밤나무 후로링 취부도

SCALE : 1/60

| | |
|---------------------|---------------------|
| 설 계 DESIGNED BY. | <i>Myungrae Lee</i> |
| 검 토 CHECKED BY. | |
| 담 당 DRAWN BY. | |
| 승 인 APPROVED BY. | |

도면명 DRAWING TITLE


너도밤나무 후로링 취부도

Studio JM Architects

스튜디오 제이엠 건축사사무소
www.sjma1996.com

경기도 안산시 단원구 고잔로 112, 410호
(고잔동, 신광프라자)
TEL : (031) 482-8835 | FAX: (031) 482-8834

| | |
|--------------|---------------------|
| 속 력 SCALE | 도면번호 DRAWING NO. |
| A3: 1 / 60 | A - 006 |
| 날 짜 DATE | 일련번호 SHEET NO. |
| 2022. 08. | 006 |

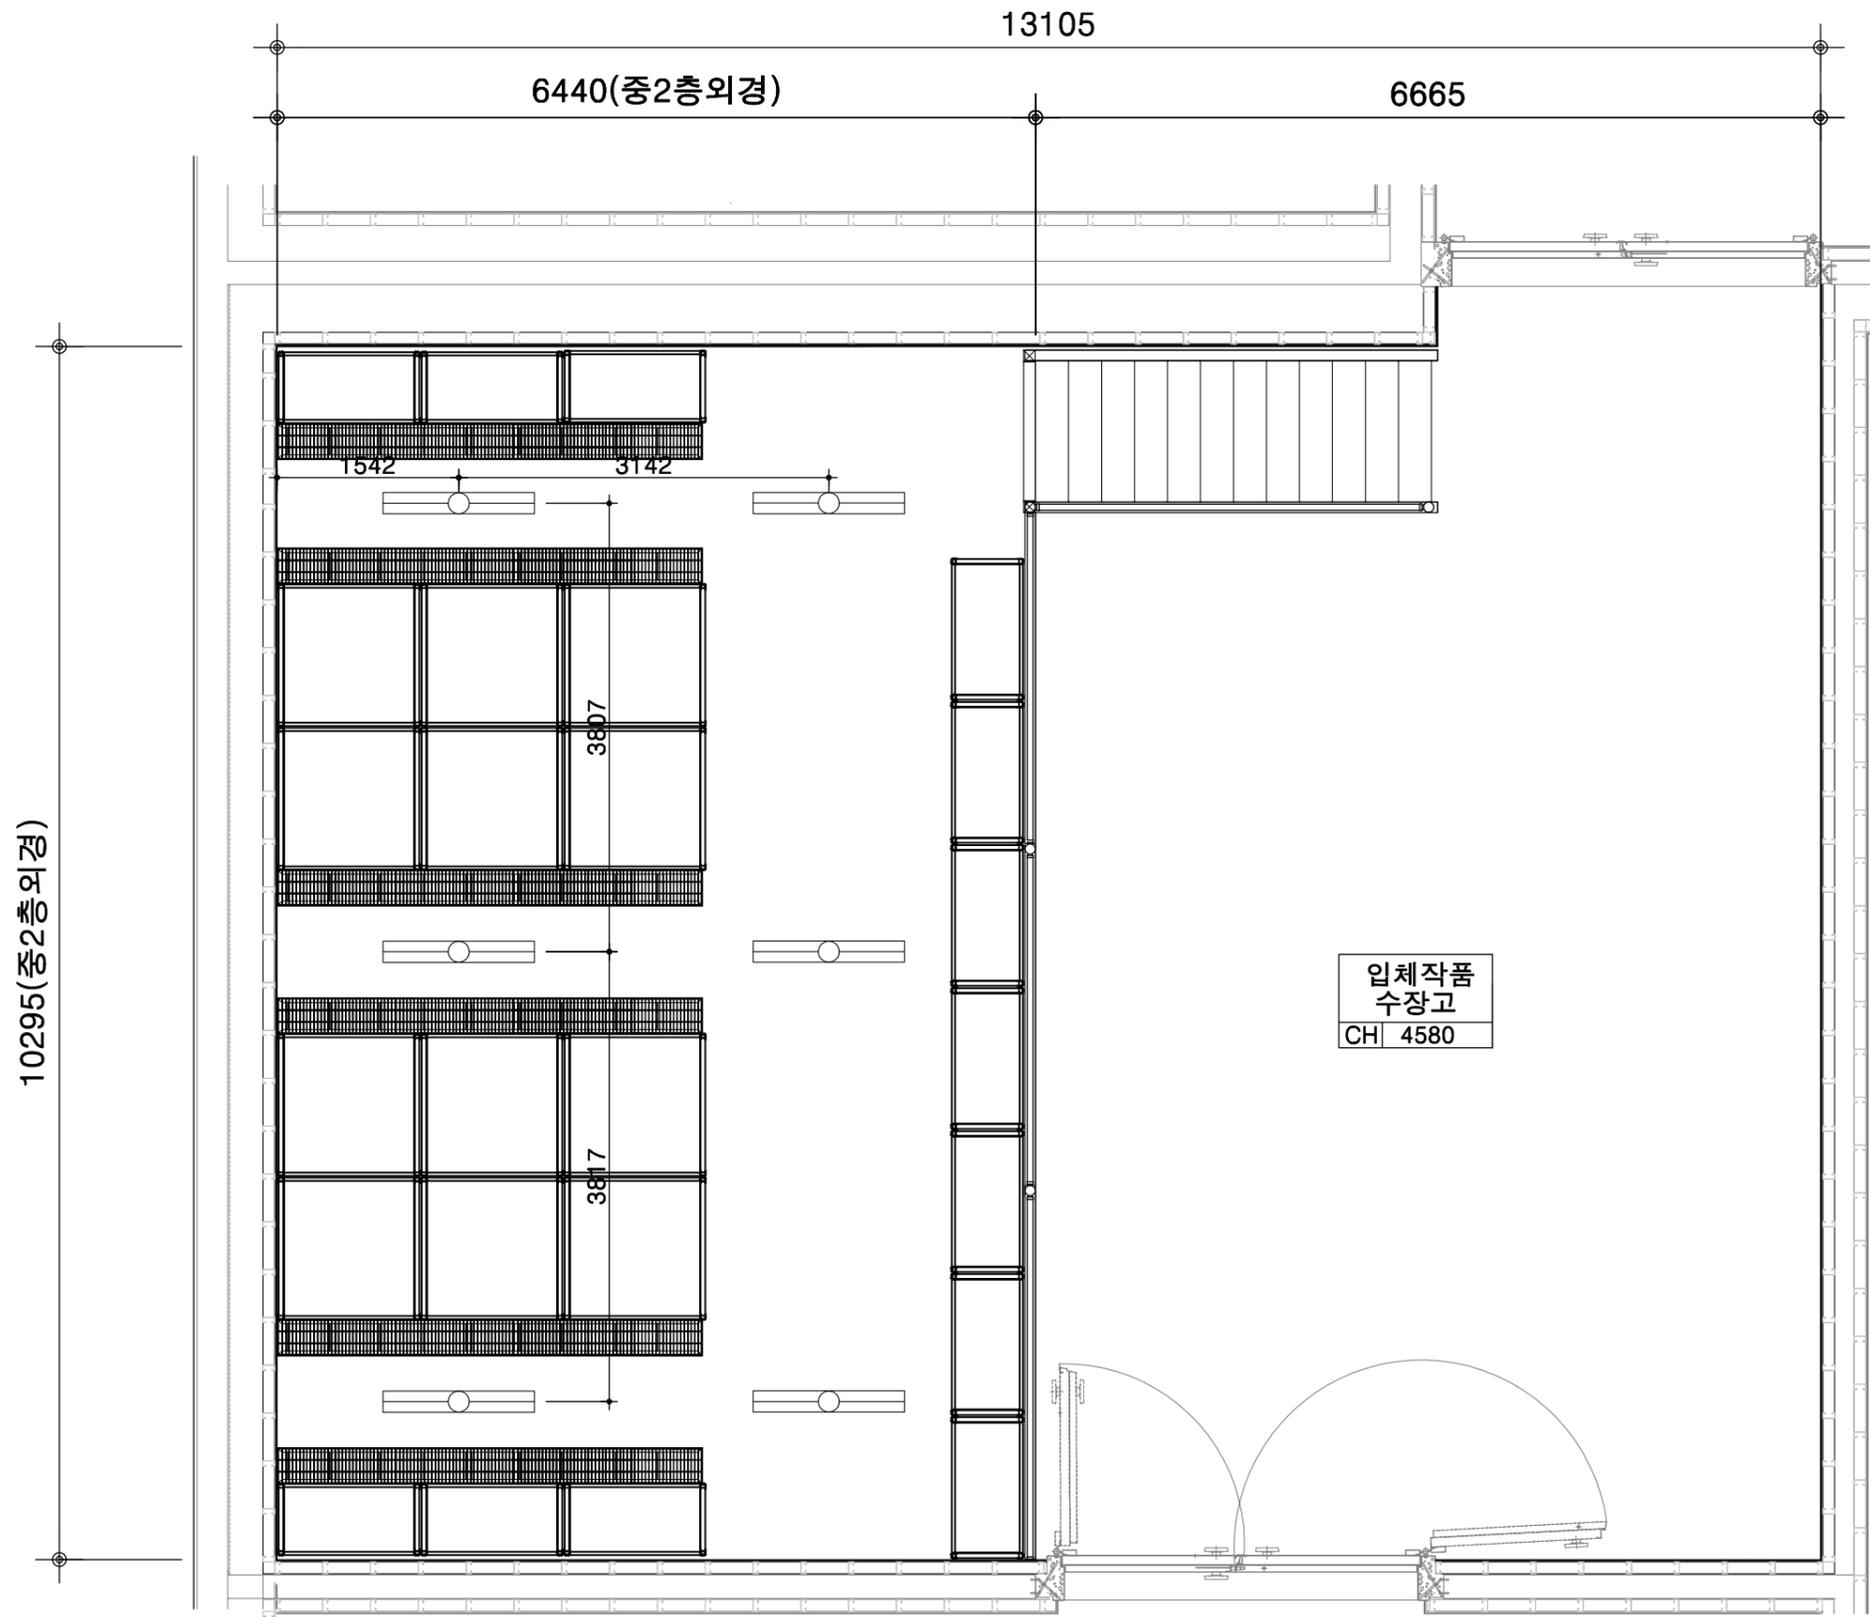

10295(중2층외경)

6440(중2층외경)

13105

6665

1542

3142

3807

3817

입체작품
수장고
CH 4580



중2층 LED등 설치도

SCALE : 1/60

| 구분 | 명칭 | 규격 | 수량 | 비고 |
|----|------------|------------------|----|------|
| | LED 직부형 조명 | 1285*180*25(50W) | 6 | 신규설치 |


| | |
|--------------------|--------------|
| 설계 DESIGNED BY. | Myungrae Lee |
| 검토 CHECKED BY. | |
| 담임 DRAWN BY. | |
| 승인 APPROVED BY. | |

도면명 DRAWING TITLE
중2층 LED등 설치도

Studio JM Architects
스튜디오 제이엠 건축사사무소
www.sjma1996.com

경기도 안산시 단원구 고잔로 112, 410호
(고잔동, 신광프라자)
TEL : (031) 482-8835 | FAX: (031) 482-8834

| | |
|------------|------------------|
| 속격 SCALE | 도면번호 DRAWING NO. |
| A3: 1 / 60 | A - 007 |
| 날짜 DATE | 일련번호 SHEET NO. |
| 2022. 08. | 007 |

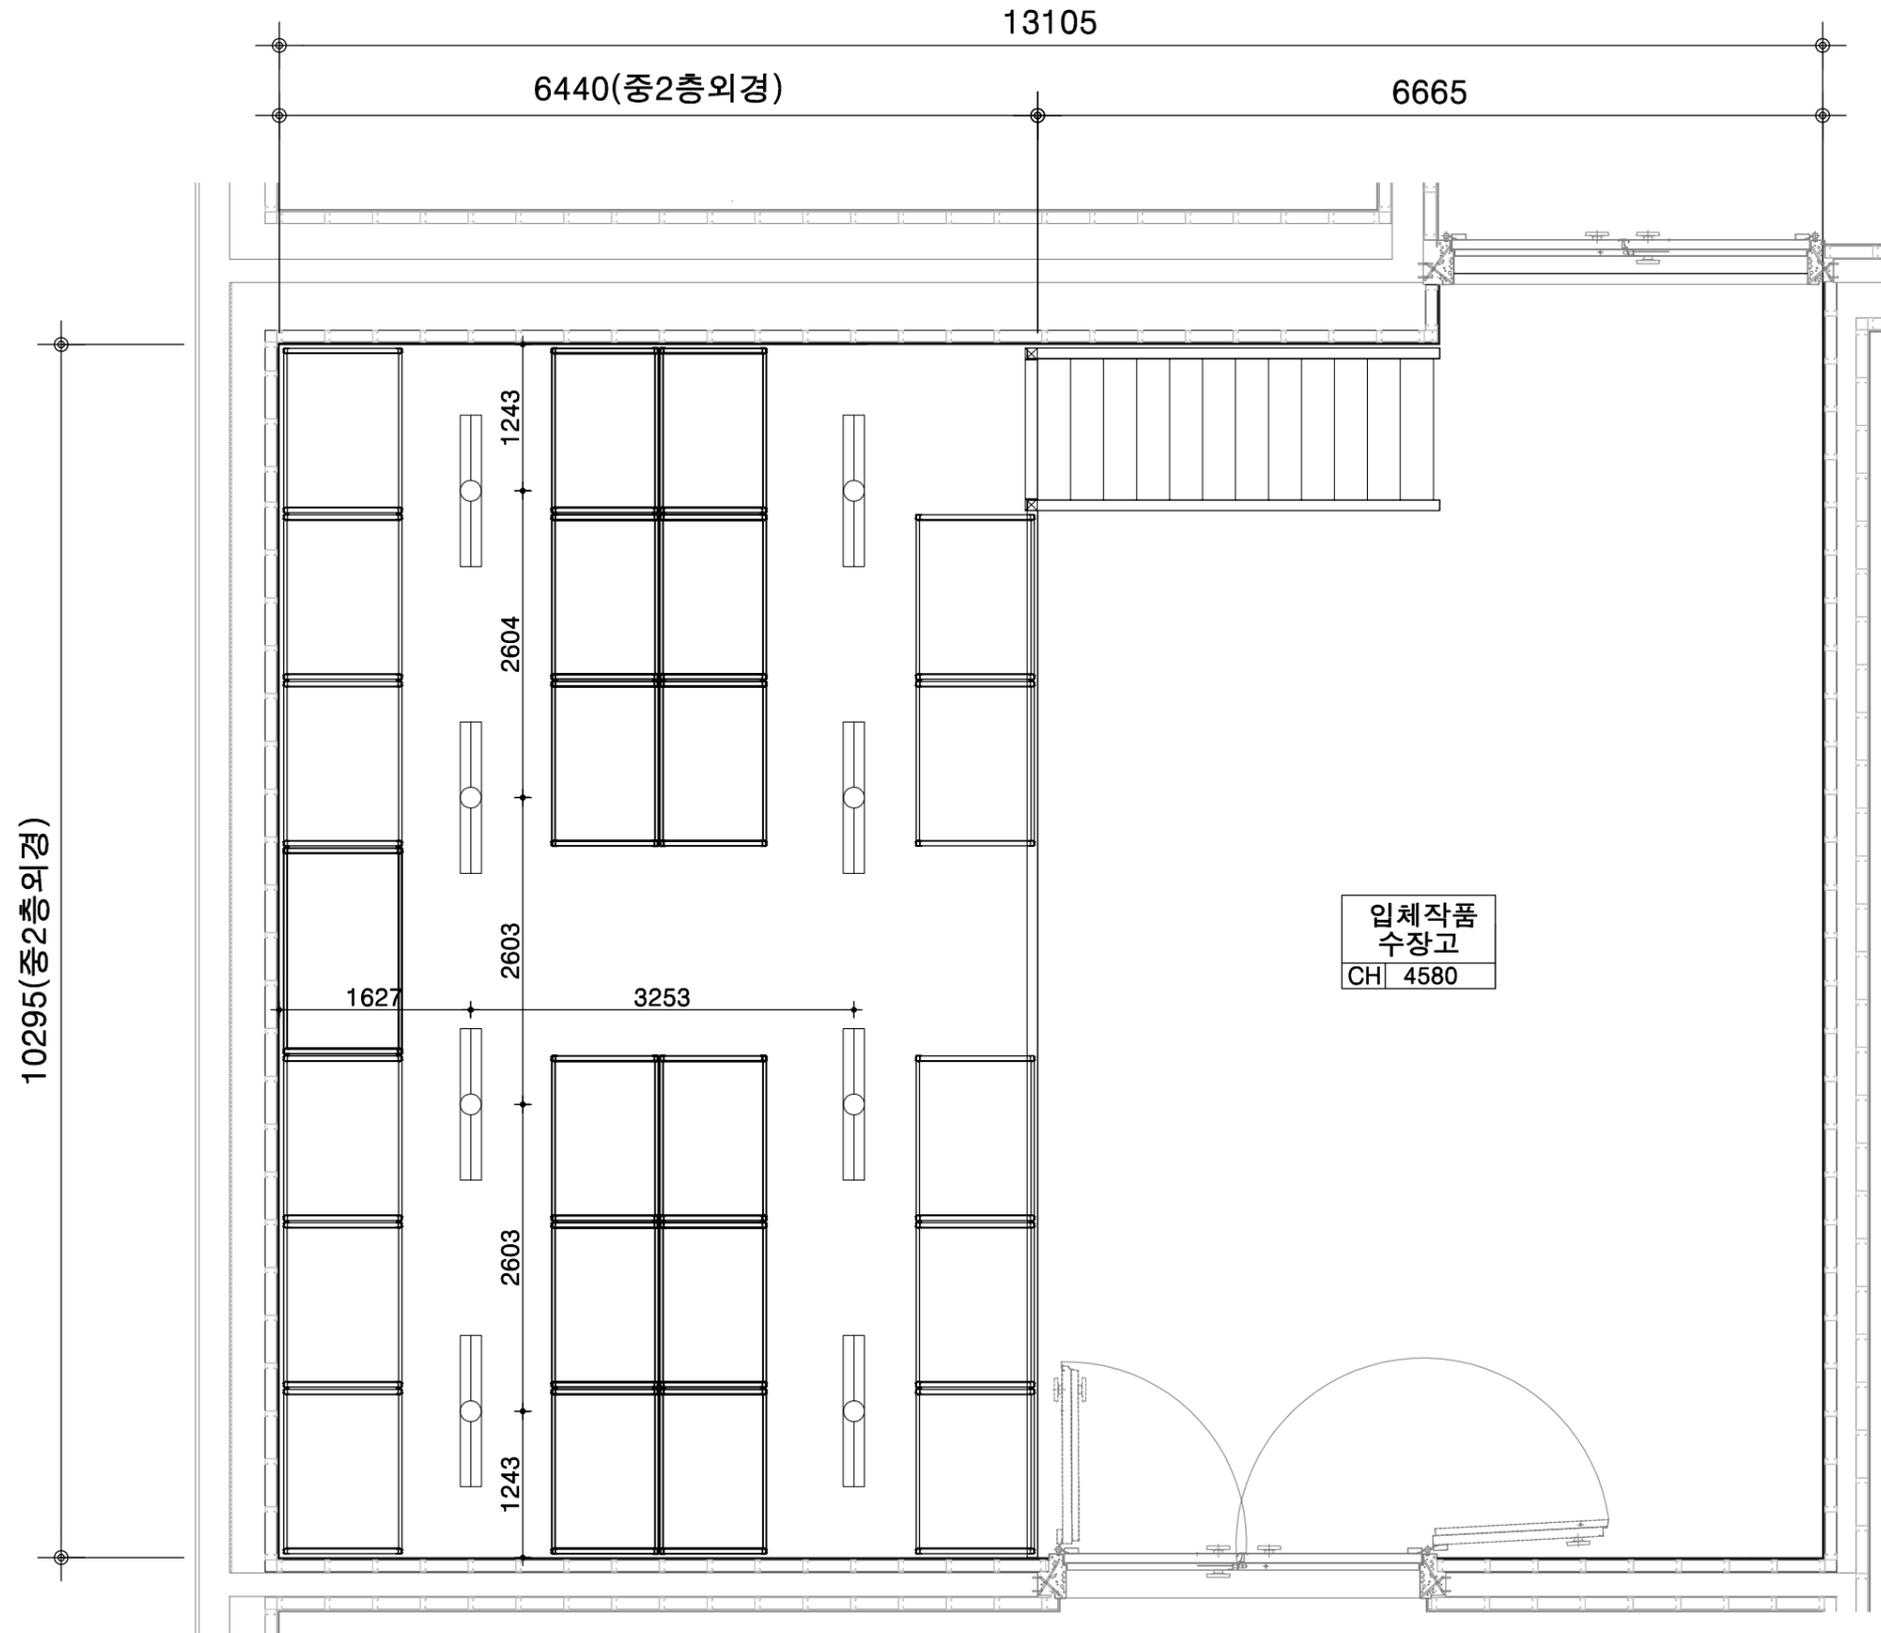

| | |
|--------------------|--------------|
| 설계 DESIGNED BY. | Myungrae Lee |
| 검토 CHECKED BY. | |
| 담임 DRAWN BY. | |
| 승인 APPROVED BY. | |



도면명 DRAWING TITLE
중1층 LED등 설치도

Studio JM Architects
스튜디오 제이엠 건축사사무소
www.sjma1996.com
경기도 안산시 단원구 고잔로 112, 410호
(고잔동, 신공프라자)
TEL : (031) 482-8835 | FAX: (031) 482-8834

| | |
|------------|------------------|
| 속격 SCALE | 도면번호 DRAWING NO. |
| A3: 1 / 60 | A - 008 |
| 날짜 DATE | 일련번호 SHEET NO. |
| 2022. 08. | 008 |

| 구분 | 명칭 | 규격 | 수량 | 비고 |
|----|------------|------------------|----|------|
| | LED 직부형 조명 | 1285*180*25(50W) | 8 | 신규설치 |

1 중1층 LED등 설치도
SCALE : 1/60

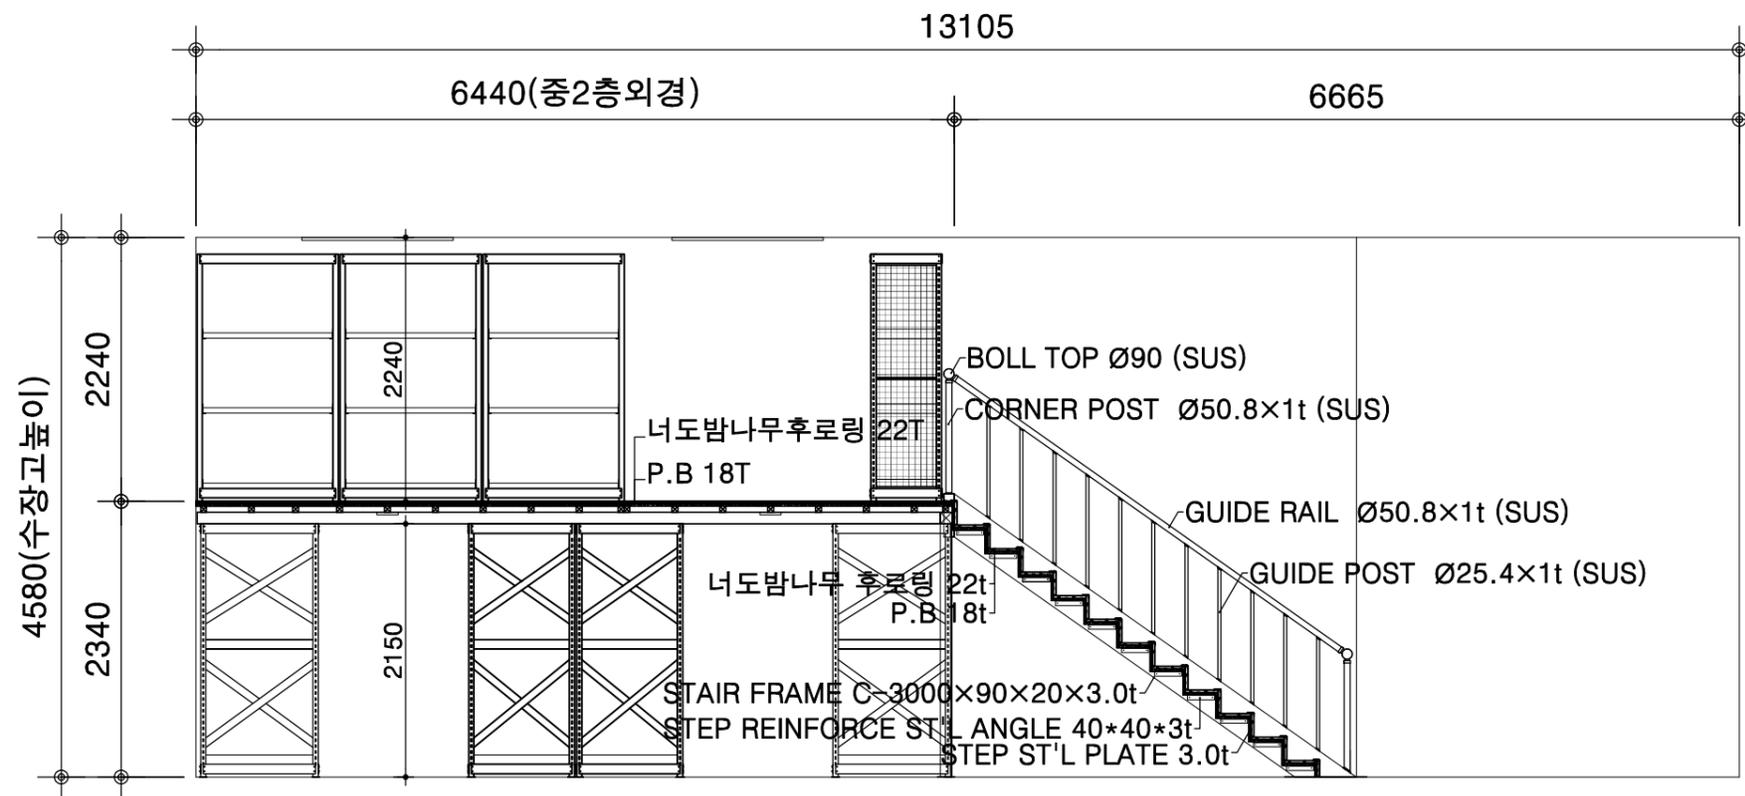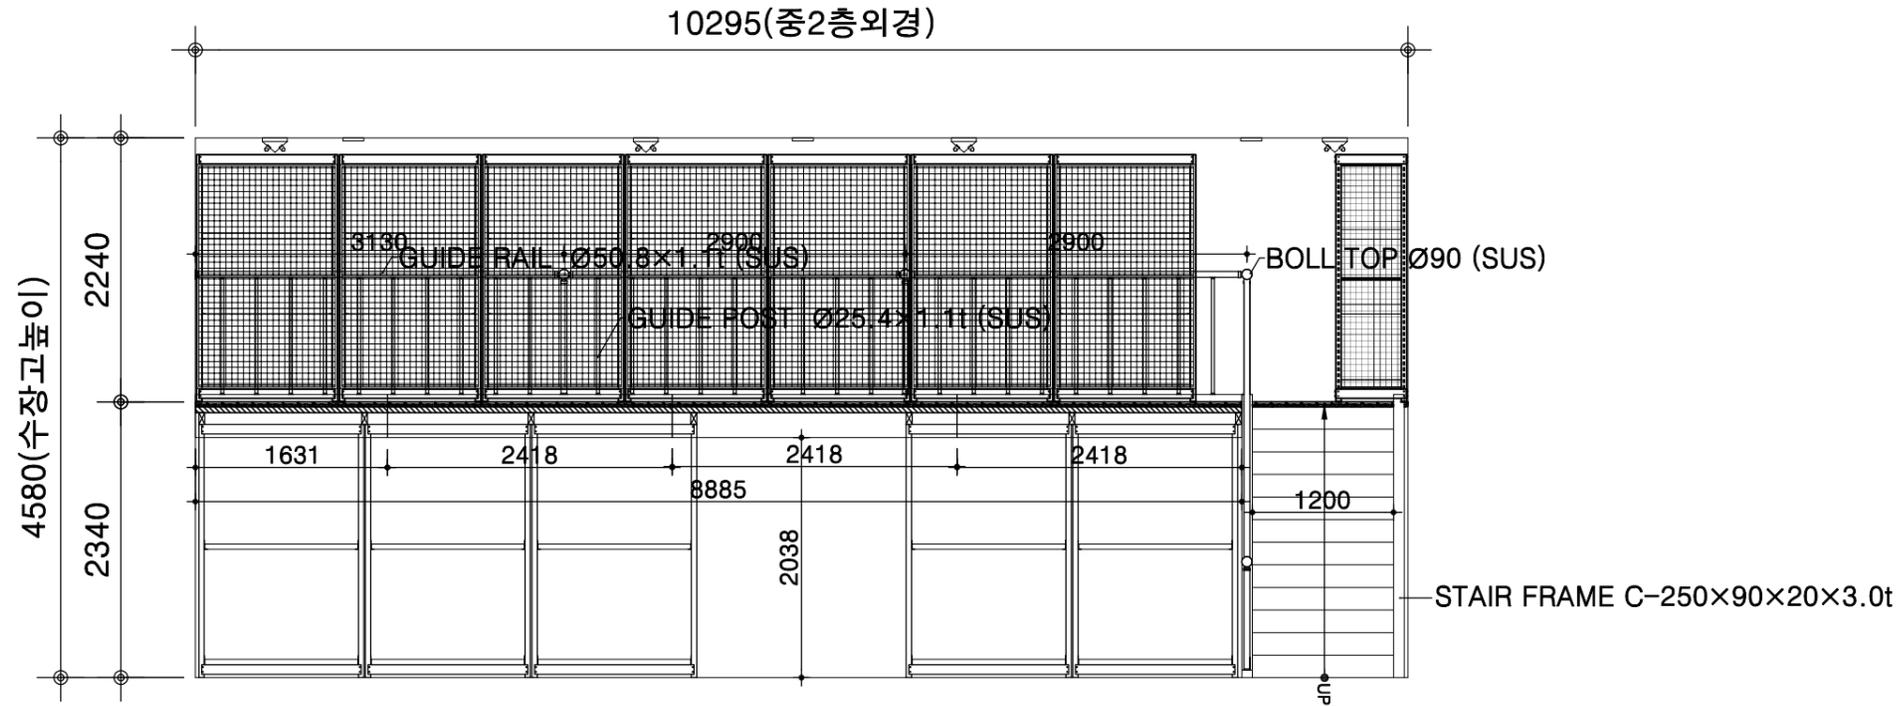

난간대 설치도

SCALE : 1/60

| | |
|--------------------|--------------|
| 설계 DESIGNED BY. | Myungrae Lee |
| 검토 CHECKED BY. | |
| 담임 DRAWN BY. | |
| 승인 APPROVED BY. | |

도면명 DRAWING TITLE
난간대 설치도



Studio JM Architects
스튜디오 제이엠 건축사사무소
www.sjma1996.com
경기도 안산시 단원구 고잔로 112, 410호
(고잔동, 신공프라자)
TEL : (031) 482-8835 | FAX: (031) 482-8834

| | |
|-----------|------------------|
| 축척 SCALE | 도면번호 DRAWING NO. |
| A3: 1/60 | A - 009 |
| 날짜 DATE | 일련번호 SHEET NO. |
| 2022. 08. | 009 |

공사명 PROJECT TITLE

경기도미술관 수장고
중2층 조성 공사

주기사항 NOTE

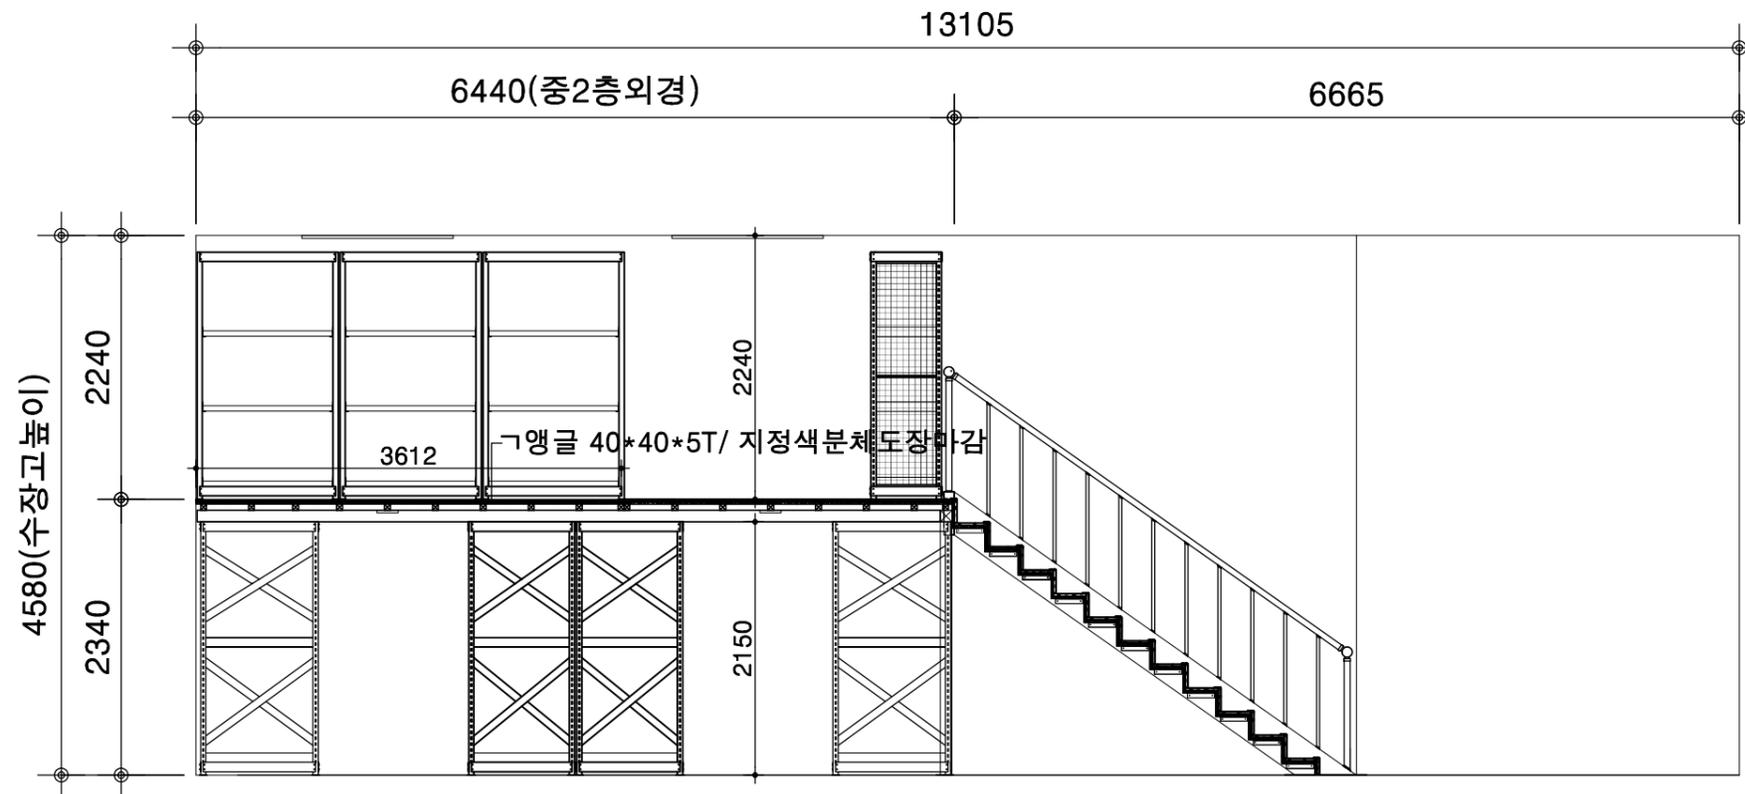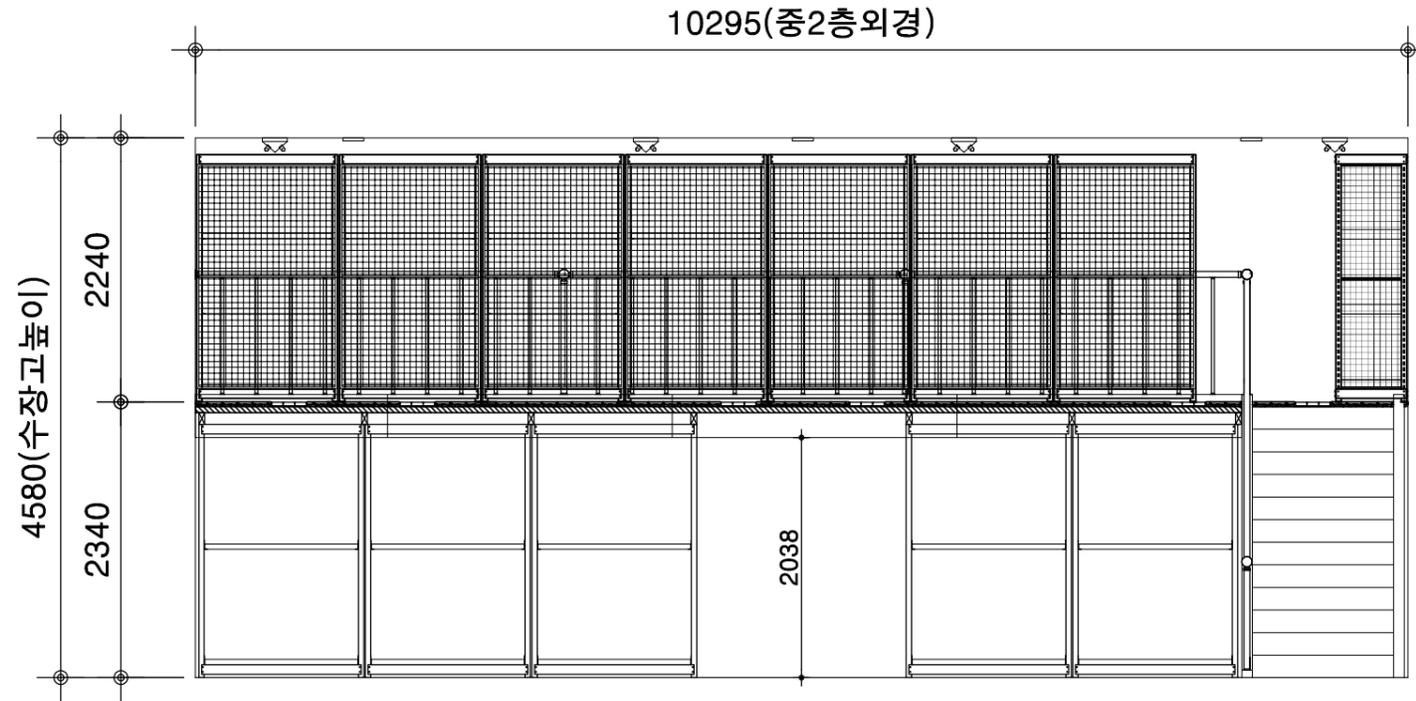

중2층 그레이팅 상세도

SCALE : 1/60

| | |
|--------------------|--------------|
| 설계 DESIGNED BY. | Myungrae Lee |
| 검토 CHECKED BY. | |
| 담당 DRAWN BY. | |
| 승인 APPROVED BY. | |

도면명 DRAWING TITLE


중2층 그레이팅 상세도

Studio JM Architects

스튜디오 제이엠 건축사사무소
www.sjma1996.com

경기도 안산시 단원구 고잔로 112, 410호
(고잔동, 신공프라자)
TEL : (031) 482-8835 | FAX: (031) 482-8834

| | |
|-------------|---------------------|
| 속격 SCALE | 도면번호 DRAWING NO. |
| A3: 1 / 60 | A - 010 |
| 날짜 DATE | 일련번호 SHEET NO. |
| 2022. 08. | 010 |

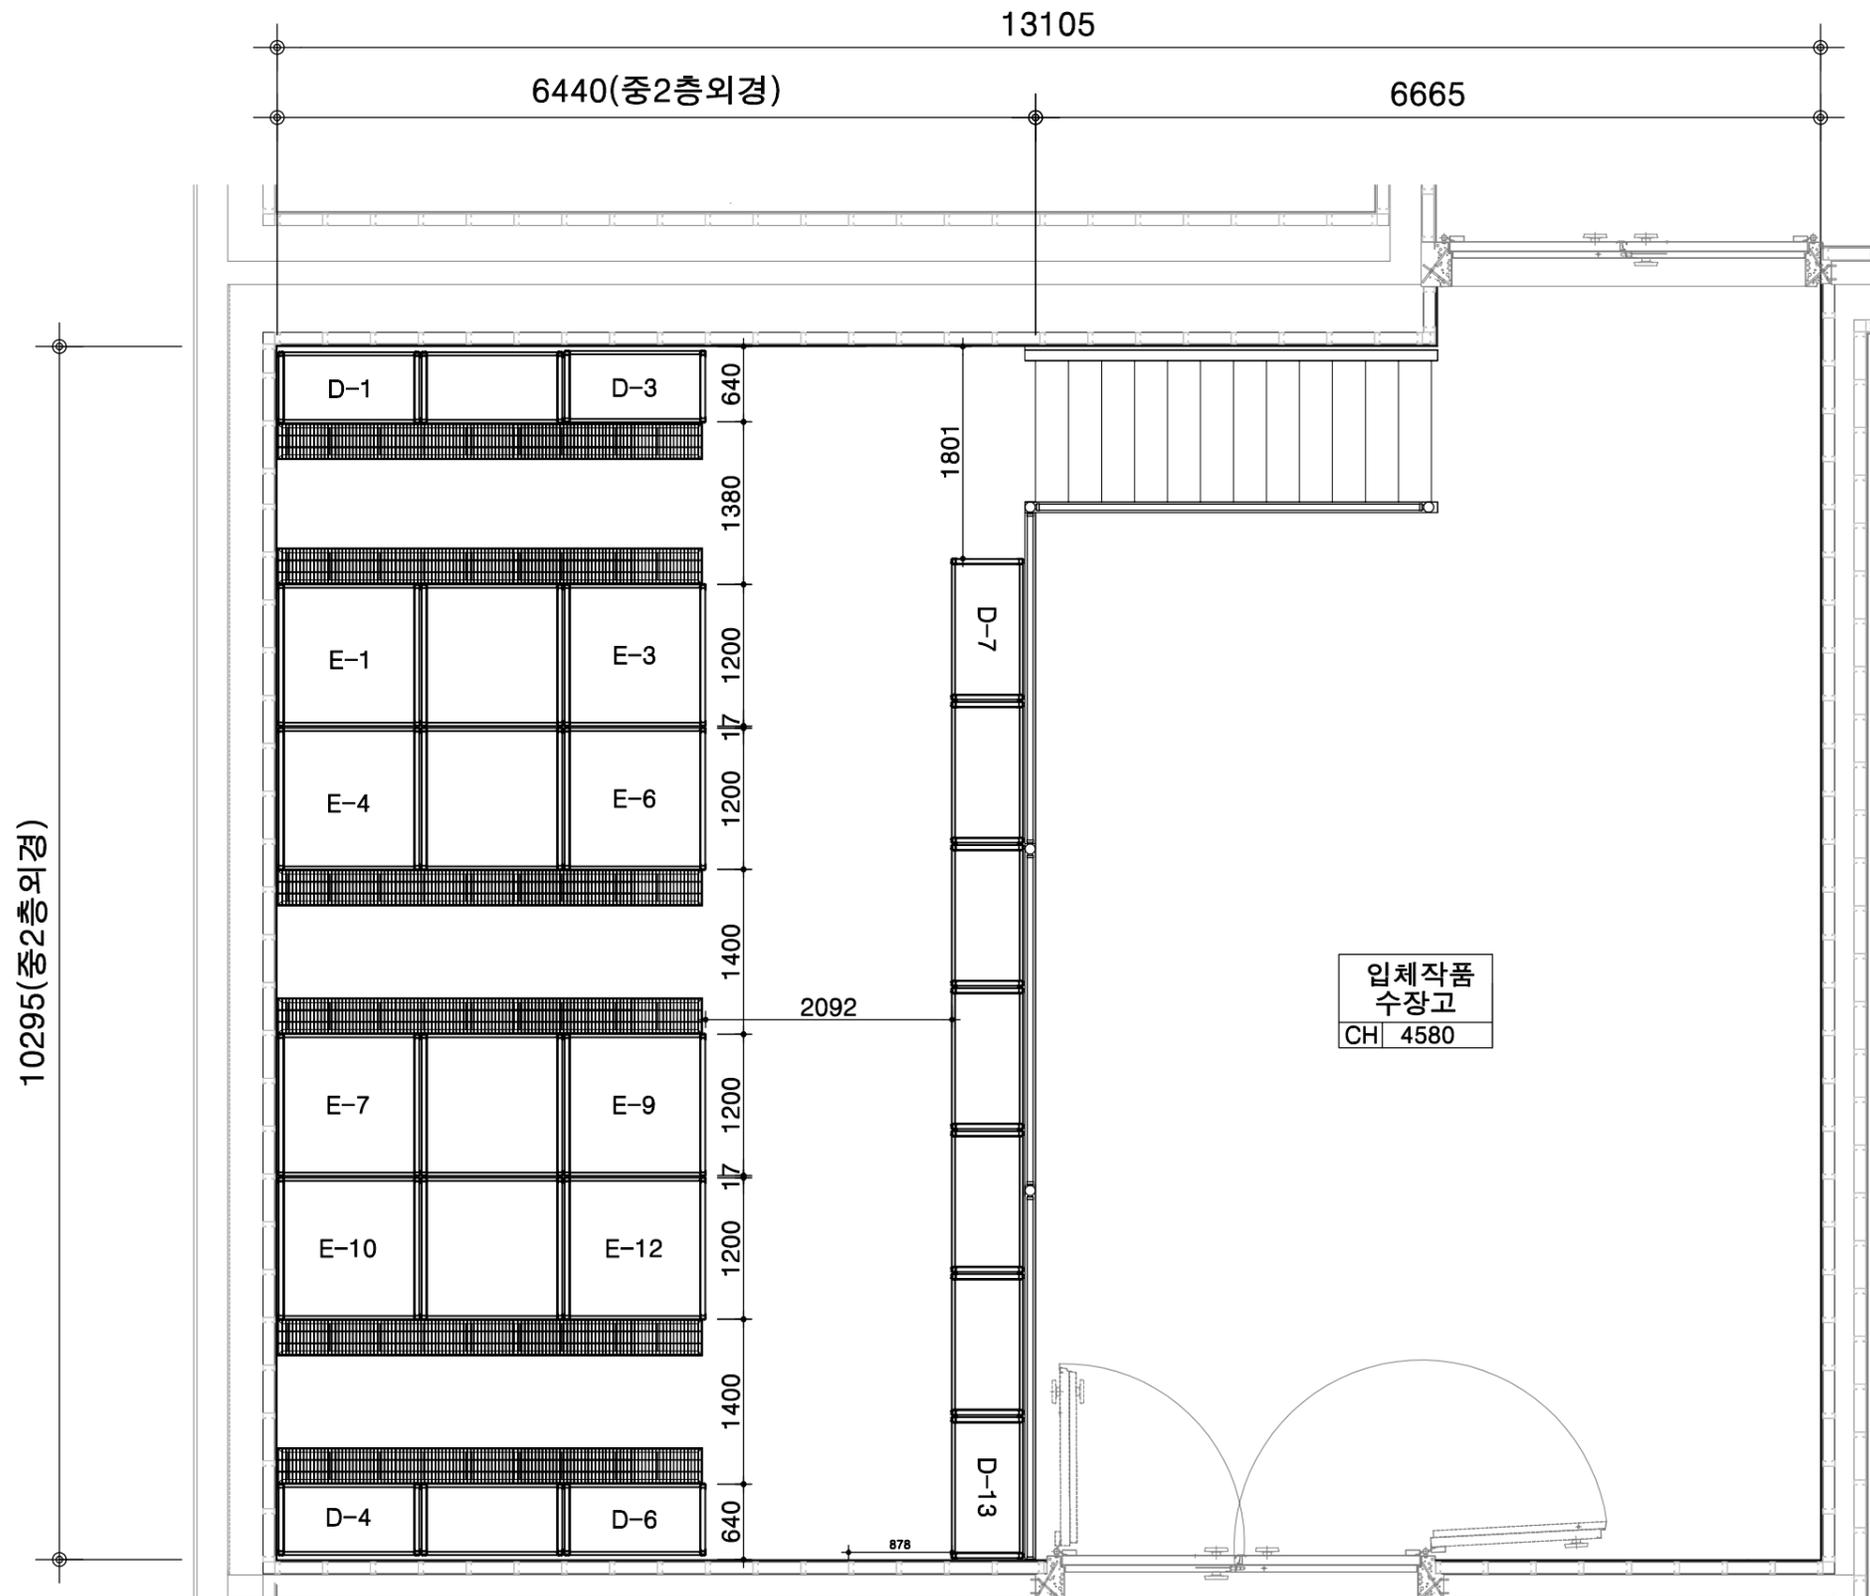

10295(중2층외경)

6440(중2층외경)

13105

6665

D-1

D-3

640

E-1

E-3

1380

E-4

E-6

1200

17

1200

1400

E-7

E-9

1200

E-10

E-12

1200

17

1400

D-4

D-6

640

1801

2092

입체작품
수장고
CH 4580

878

D-13



중2층 수장대 배치도

SCALE : 1/60


| 구분 | 명칭 | 규격 | 수량 | 비고 |
|----|----------|----------------|----|--------|
| D | 일반 유물수장대 | 1200*600*2100 | 14 | 규규이전설치 |
| E | 중형 유물수장대 | 1200*1200*2100 | 14 | 규규이전설치 |

| | |
|--------------------|--------------|
| 설계 DESIGNED BY. | Myungrae Lee |
| 검토 CHECKED BY. | |
| 담임 DRAWN BY. | |
| 승인 APPROVED BY. | |


도면명 DRAWING TITLE
중2층 수장대 배치도

Studio JM Architects
스튜디오 제이엠 건축사사무소
www.sjma1996.com
경기도 안산시 단원구 고잔로 112, 410호
(고잔동, 신광프라자)
TEL : (031) 482-8835 | FAX: (031) 482-8834

| | |
|------------|------------------|
| 속격 SCALE | 도면번호 DRAWING NO. |
| A3: 1 / 60 | A - 011 |
| 날짜 DATE | 일련번호 SHEET NO. |
| 2022. 08. | 011 |

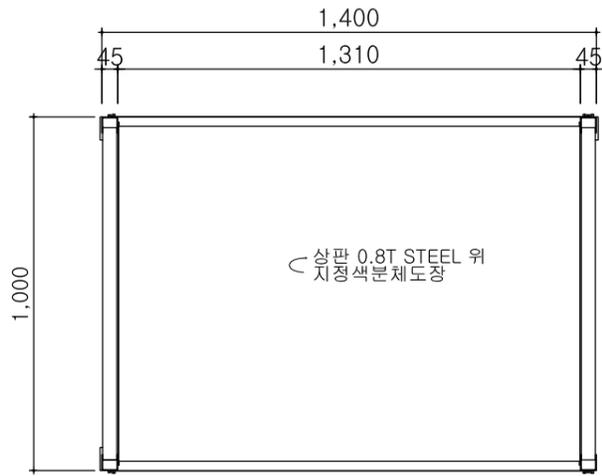


① 평면도
SCALE : 1/20

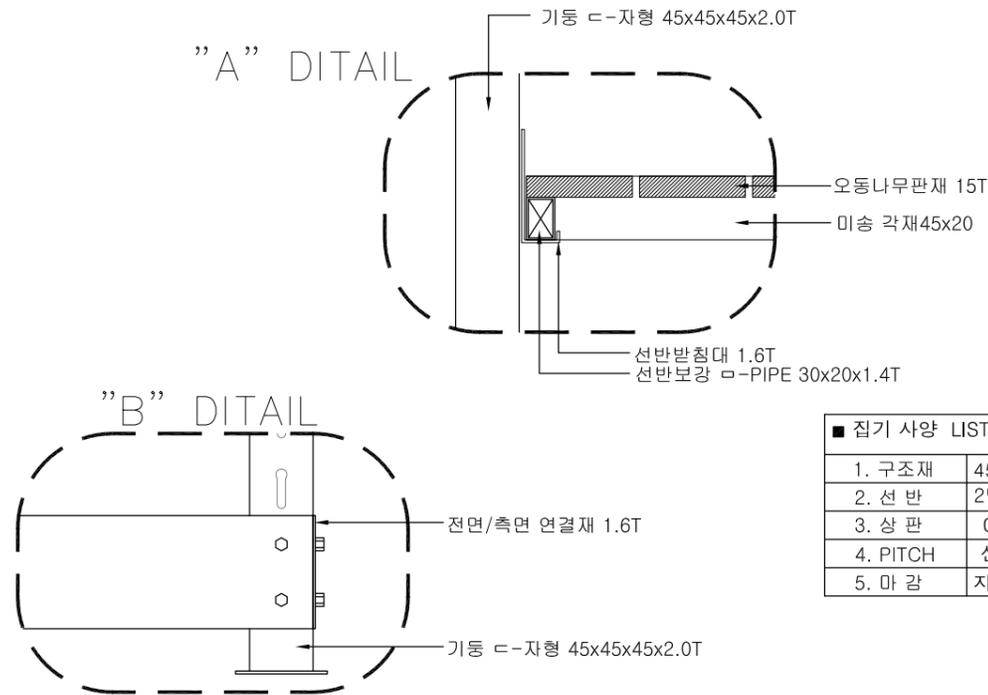


■ 집기 사양 LIST

| | |
|----------|----------------------------|
| 1. 구조재 | 45 x 45 x 45 x 2.0T C-자형앵글 |
| 2. 선반 | 2단, 0.8T STEEL |
| 3. 상판 | 0.8T STEEL |
| 4. PITCH | 선반 50mm간격으로 이동 |
| 5. 마감 | 지정분체도장 마감 |

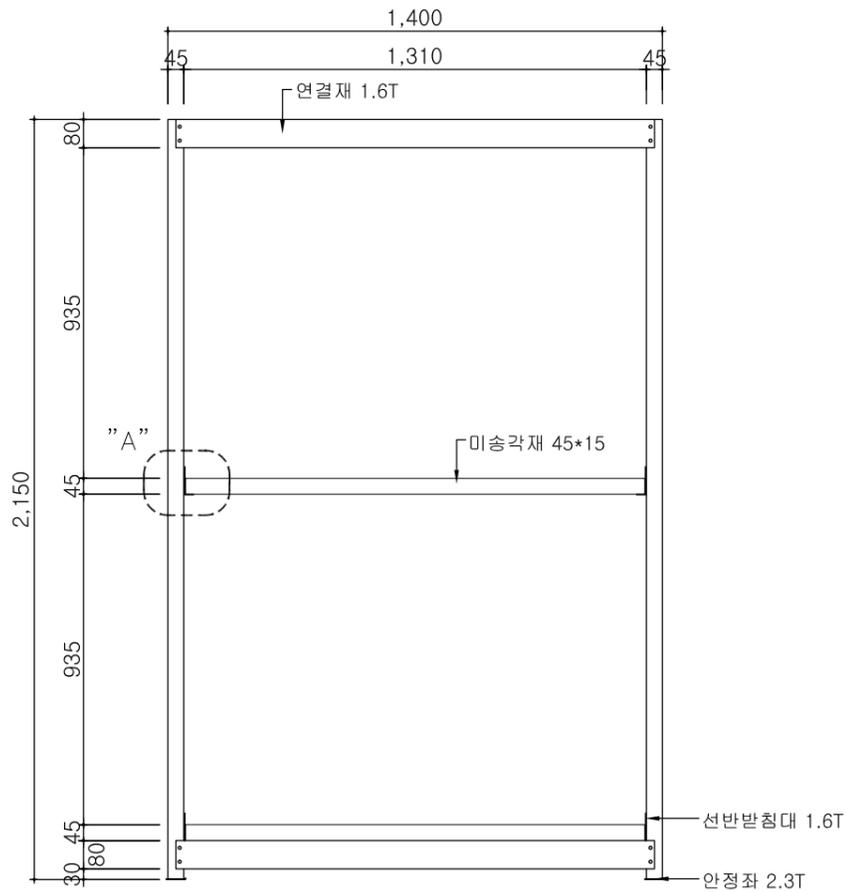

② 입면도
SCALE : 1/20

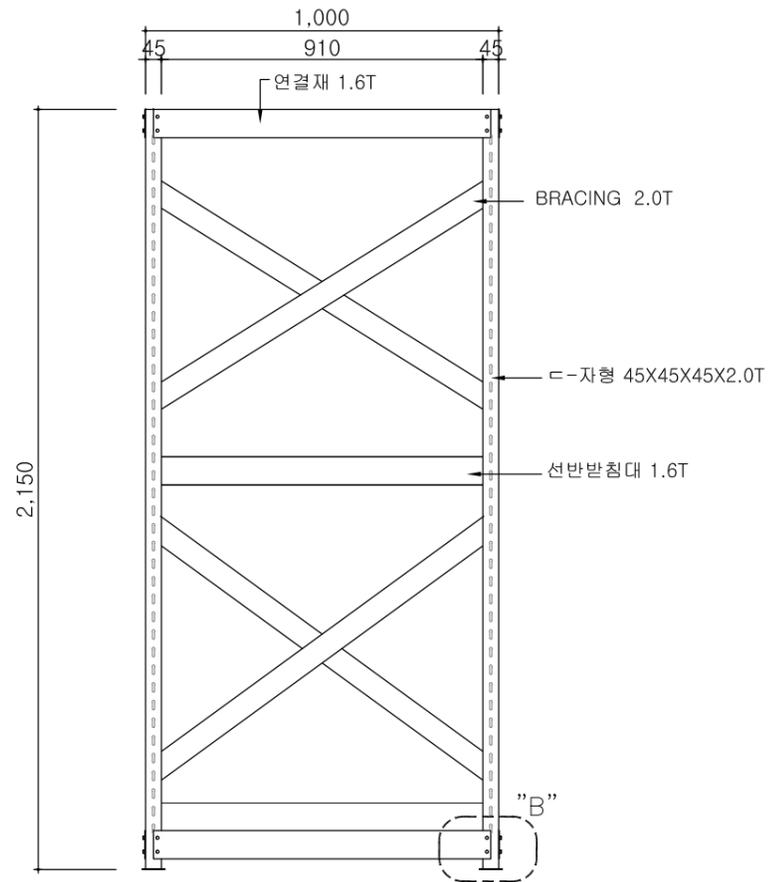

③ 단면도
SCALE : 1/20

구조용수장대-1 상세도
SCALE : 1/20

| | |
|--------------------|--------------|
| 설계 DESIGNED BY. | Myungrae Lee |
| 검토 CHECKED BY. | |
| 담당 DRAWN BY. | |
| 승인 APPROVED BY. | |

도면명 DRAWING TITLE


구조용수장대-1 상세도

Studio JM Architects


스튜디오 제이엠 건축사사무소
www.sjma1996.com

경기도 연천시 탄원구 교차로 112, 410호
(고진동, 산광프라자)
TEL : (031) 482-8635 | FAX: (031) 482-8634

| | |
|------------|------------------|
| 축척 SCALE | 도면번호 DRAWING NO. |
| A3: 1 / 20 | A - 012 |
| 날짜 DATE | 일련번호 SHEET NO. |
| 2022. 08. | 012 |

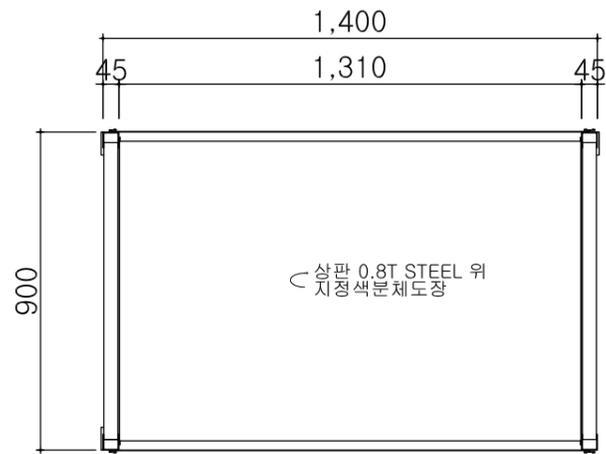


① 평면도
SCALE : 1/20

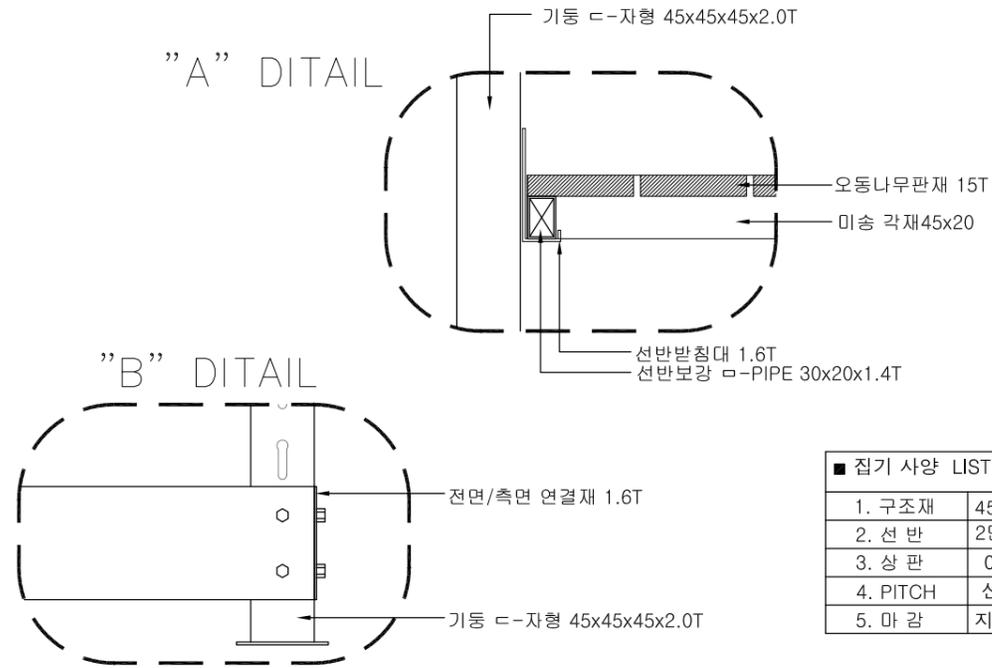


■ 집기 사양 LIST

| | |
|----------|----------------------------|
| 1. 구조재 | 45 x 45 x 45 x 2.0T c-자형앵글 |
| 2. 선반 | 2단, 0.8T STEEL |
| 3. 상판 | 0.8T STEEL |
| 4. PITCH | 선반 50mm간격으로 이동 |
| 5. 마감 | 지정분체도장 마감 |

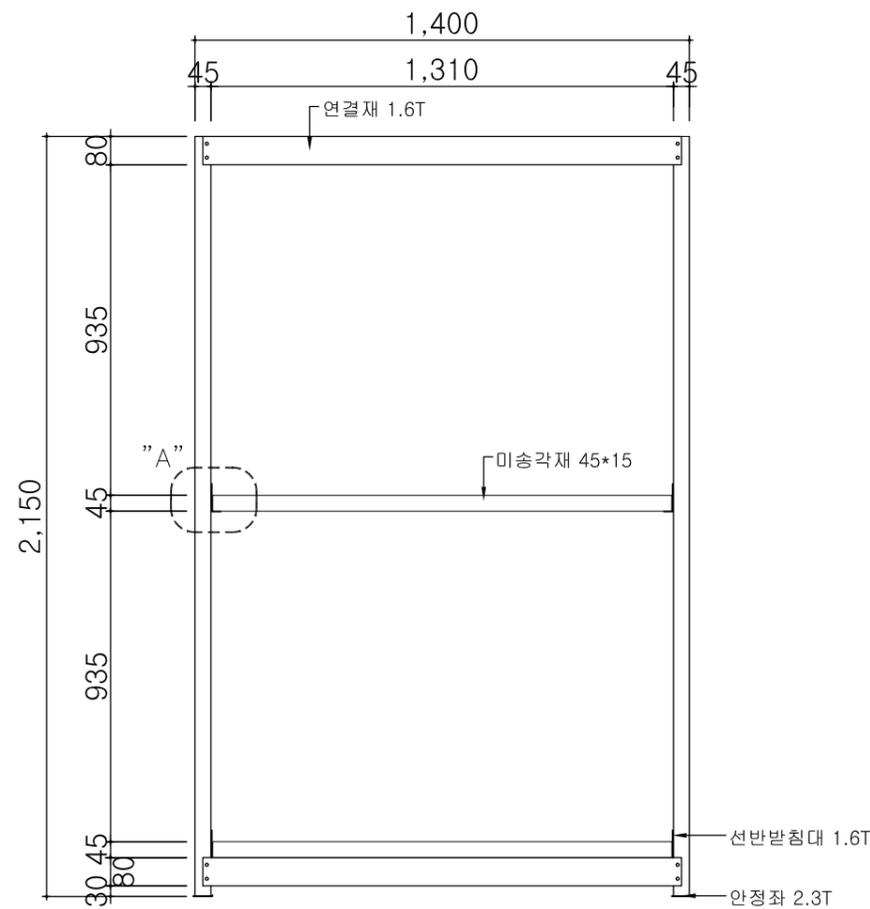

② 입면도
SCALE : 1/20

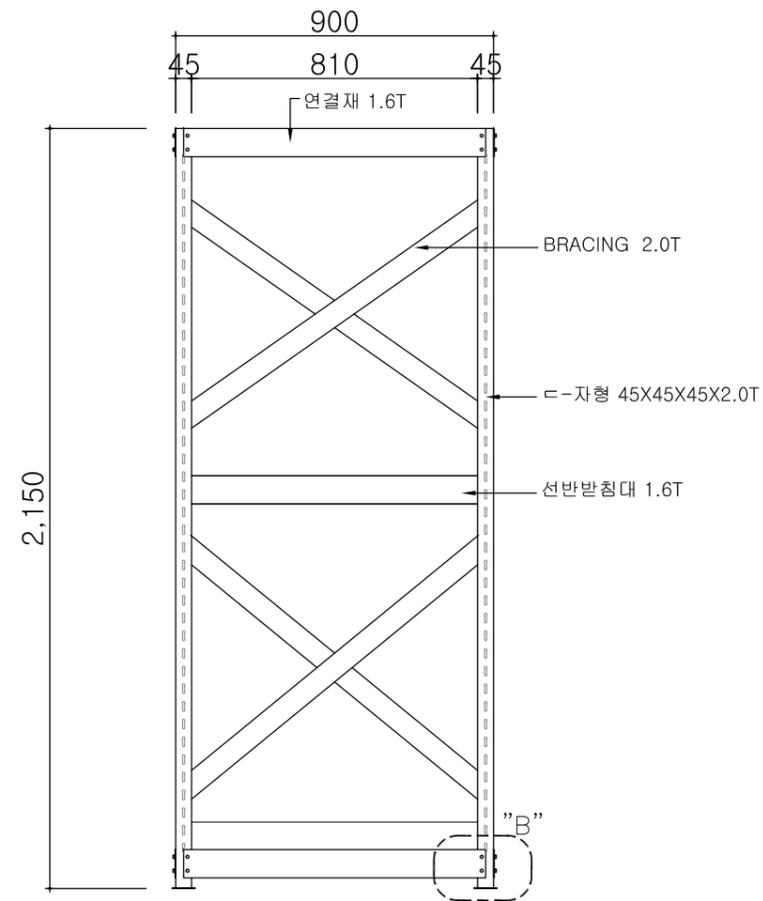

③ 단면도
SCALE : 1/20

구조용수장대-2 상세도
SCALE : 1/20


| | |
|--------------------|--------------|
| 설계 DESIGNED BY. | Myungrae Lee |
| 검토 CHECKED BY. | |
| 담당 DRAWN BY. | |
| 승인 APPROVED BY. | |

도면명 DRAWING TITLE
구조용수장대-2 상세도




Studio JM Architects
스튜디오 제이엠 건축사사무소
www.sjma1996.com

경기도 연천시 탄원구 교자로 112, 410호
(고진동, 산광프라자)
TEL : (031) 482-8635 | FAX: (031) 482-8634


| | |
|------------|------------------|
| 축척 SCALE | 도면번호 DRAWING NO. |
| A3: 1 / 20 | A - 013 |
| 날짜 DATE | 일련번호 SHEET NO. |
| 2022. 08. | 013 |

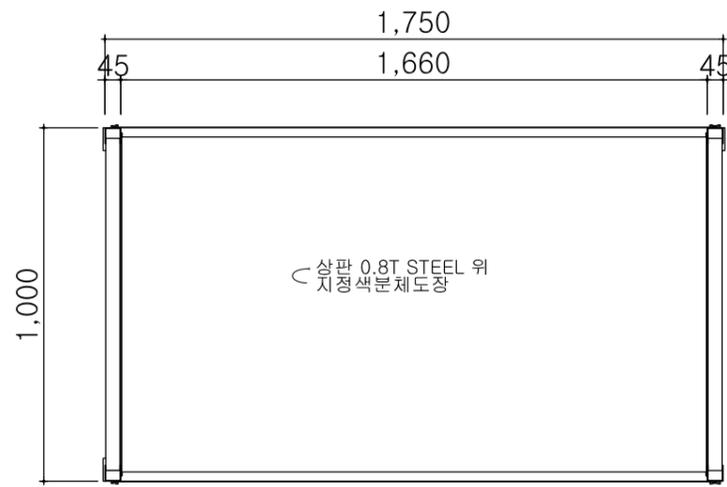

① 평면도
SCALE : 1/20

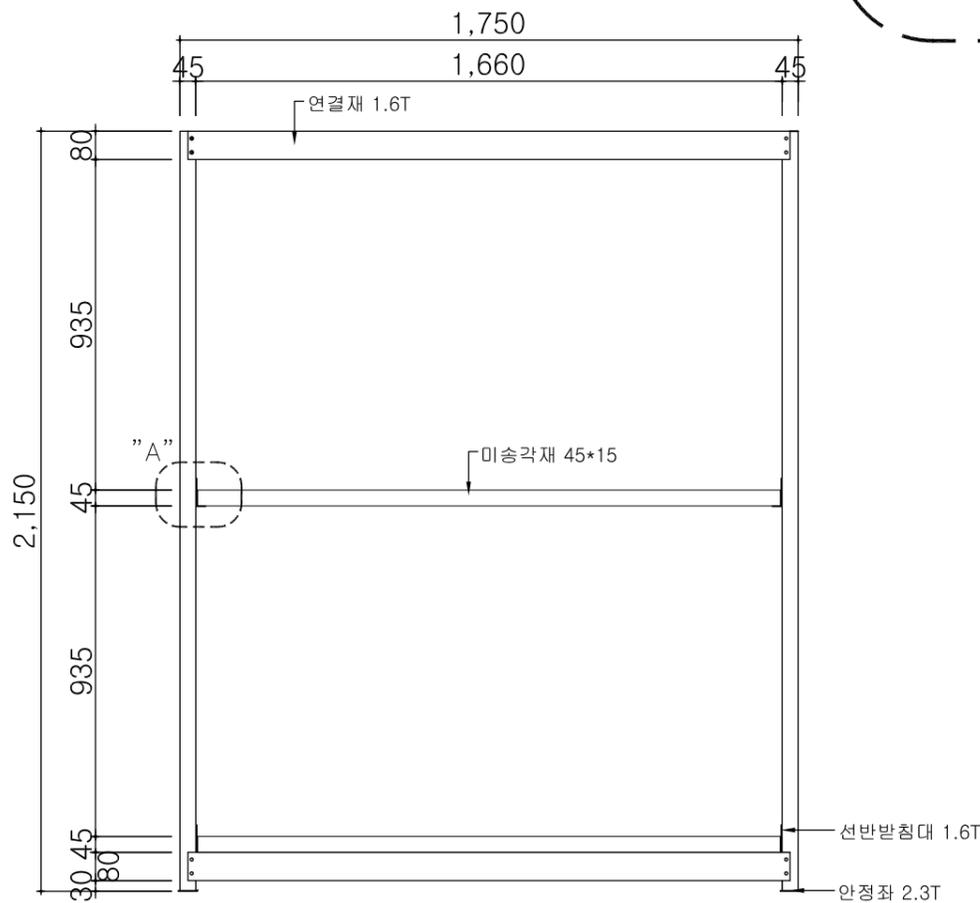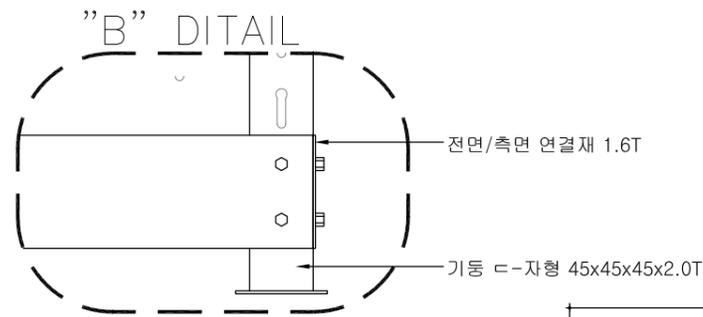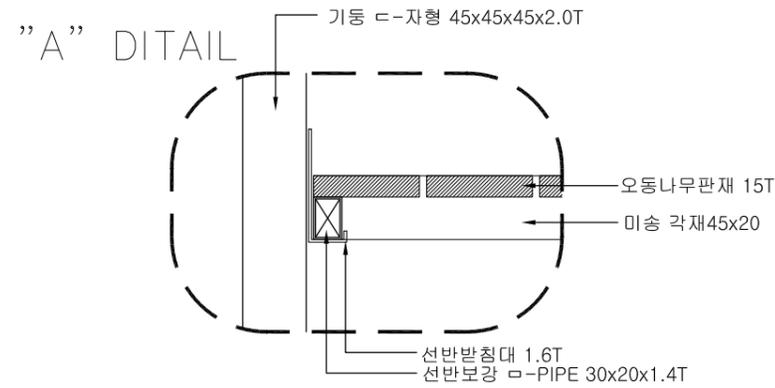

② 입면도
SCALE : 1/20

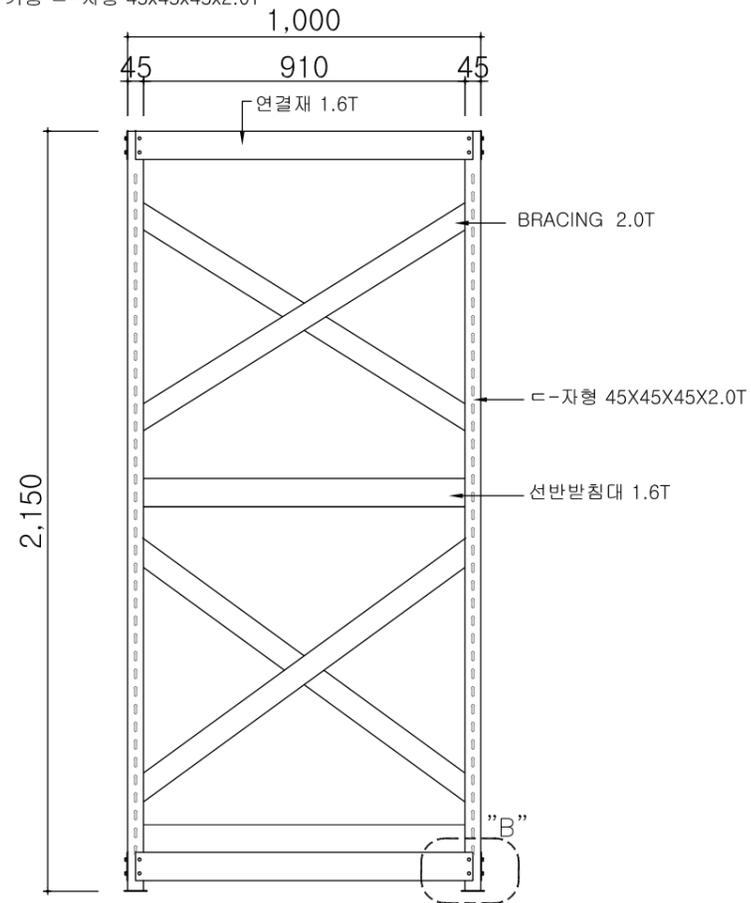

③ 단면도
SCALE : 1/20

구조용수장대-3 상세도
SCALE : 1/20

| | |
|--------------------|--------------|
| 설계 DESIGNED BY. | Myungrae Lee |
| 검토 CHECKED BY. | |
| 담당 DRAWN BY. | |
| 승인 APPROVED BY. | |

도면명 DRAWING TITLE


구조용수장대-3 상세도

Studio JM Architects

스튜디오 제이엠 건축사사무소
www.sjma1996.com

경기도 연천시 탄원구 교차로 112, 410호
(고진동, 산광프라자)
TEL : (031) 482-8635 | FAX: (031) 482-8634

| | |
|------------|------------------|
| 축척 SCALE | 도면번호 DRAWING NO. |
| A3: 1 / 20 | A - 014 |
| 날짜 DATE | 일련번호 SHEET NO. |
| 2022. 08. | 014 |

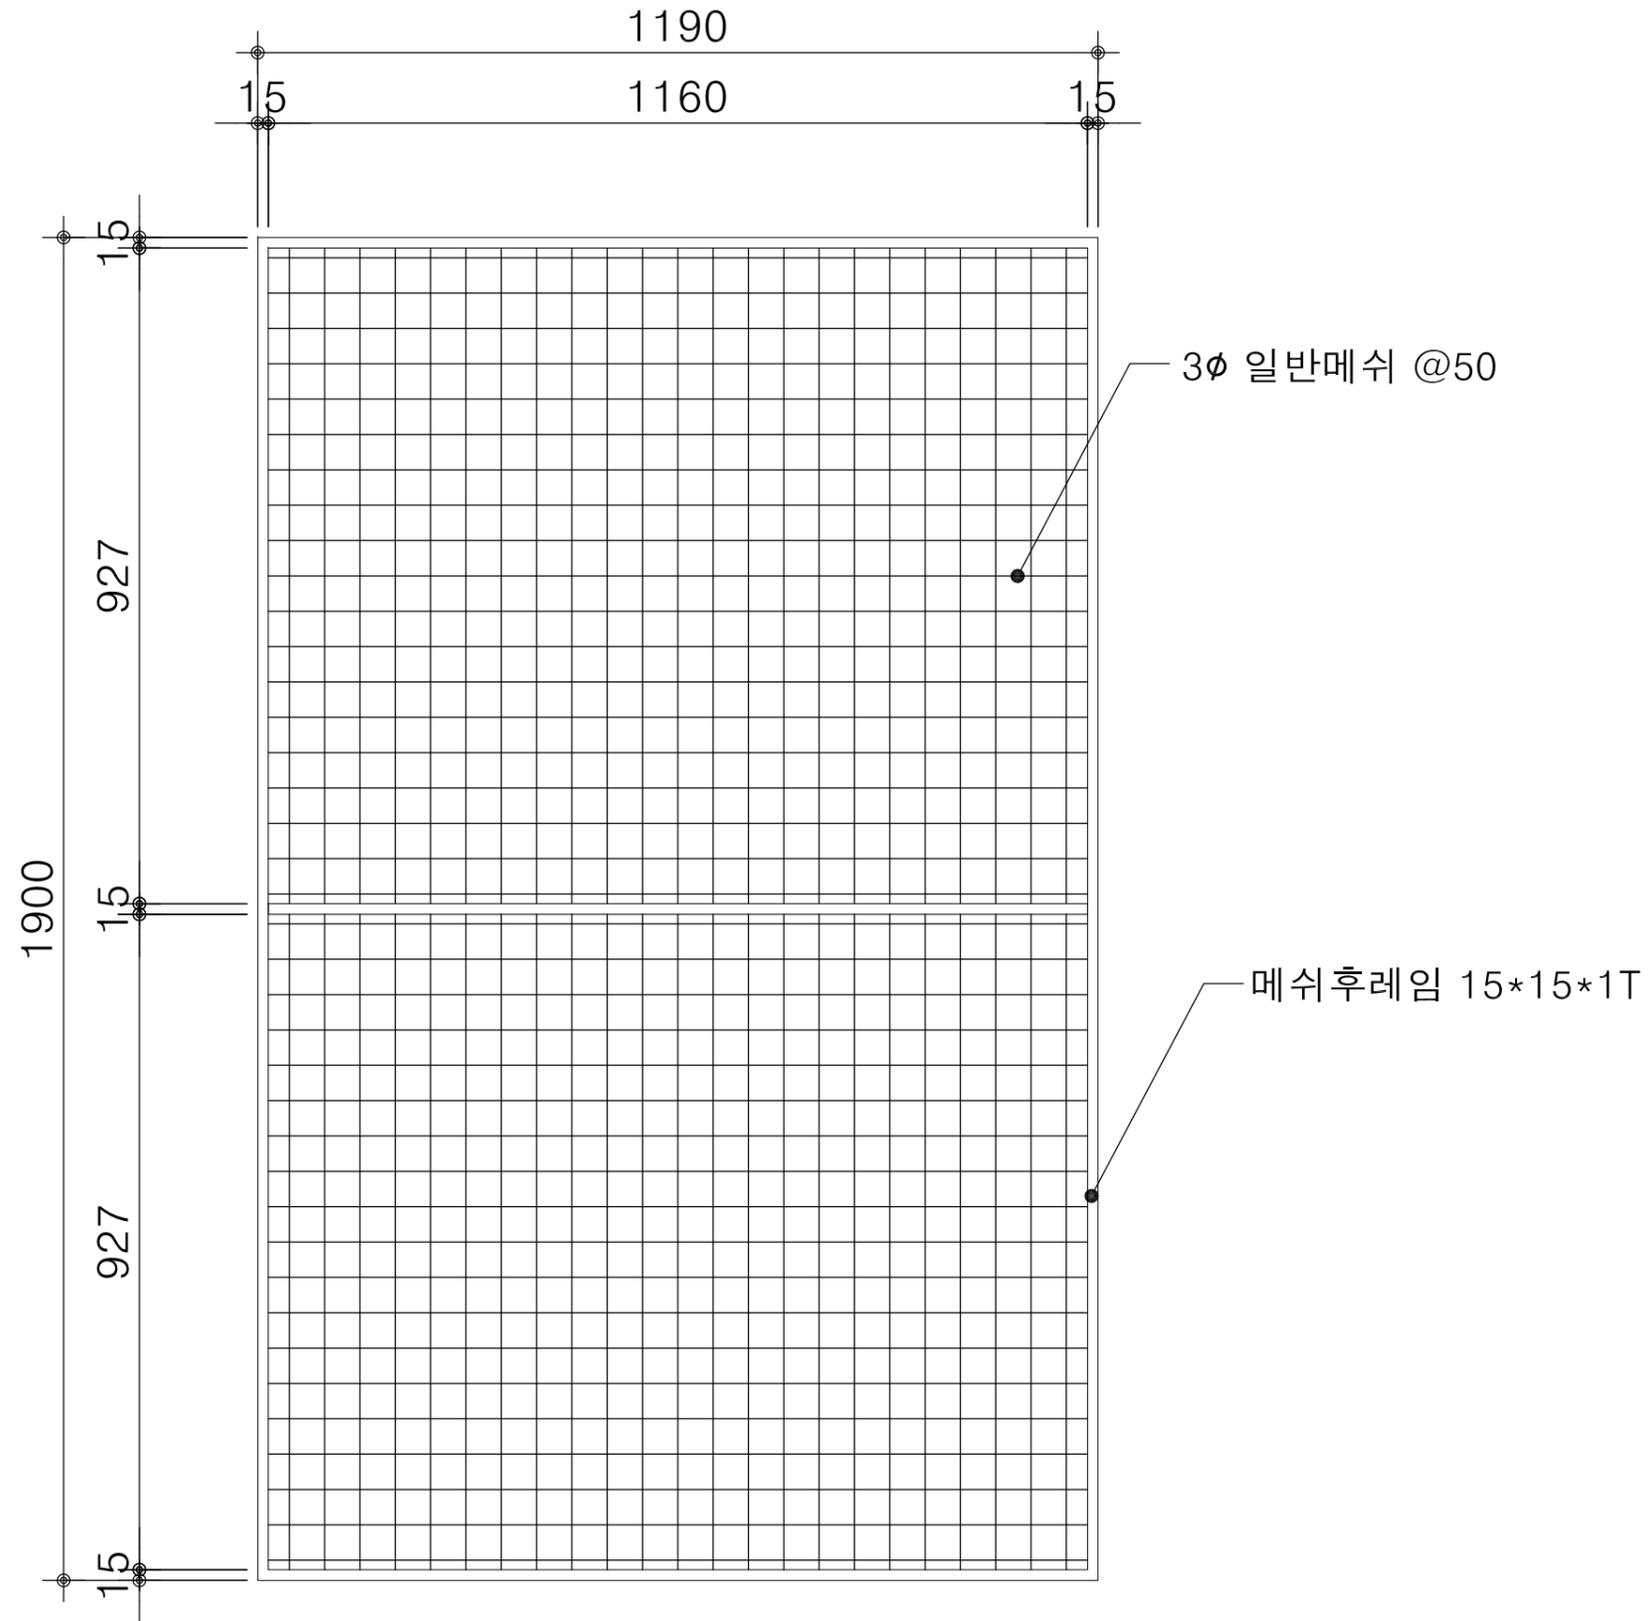

1 중2층 수장대 메쉬 추가도면
SCALE : 1/60

| | |
|--------------------|---------------------|
| 설계 DESIGNED BY. | <i>Myungrae Lee</i> |
| 검토 CHECKED BY. | |
| 담당 DRAWN BY. | |
| 승인 APPROVED BY. | |

도면명 DRAWING TITLE
중2층 수장대 메쉬 추가도면

Studio JM Architects
스튜디오 제이엠 건축사사무소
www.sjma1996.com

경기도 연천시 탄원구 교차로 112, 410호
(고전동, 신광프라자)
TEL : (031) 482-8635 | FAX: (031) 482-8634

| | |
|------------|------------------|
| 축척 SCALE | 도면번호 DRAWING NO. |
| A3: 1 / 10 | A - 015 |
| 날짜 DATE | 일련번호 SHEET NO. |
| 2022. 08. | 015 |